


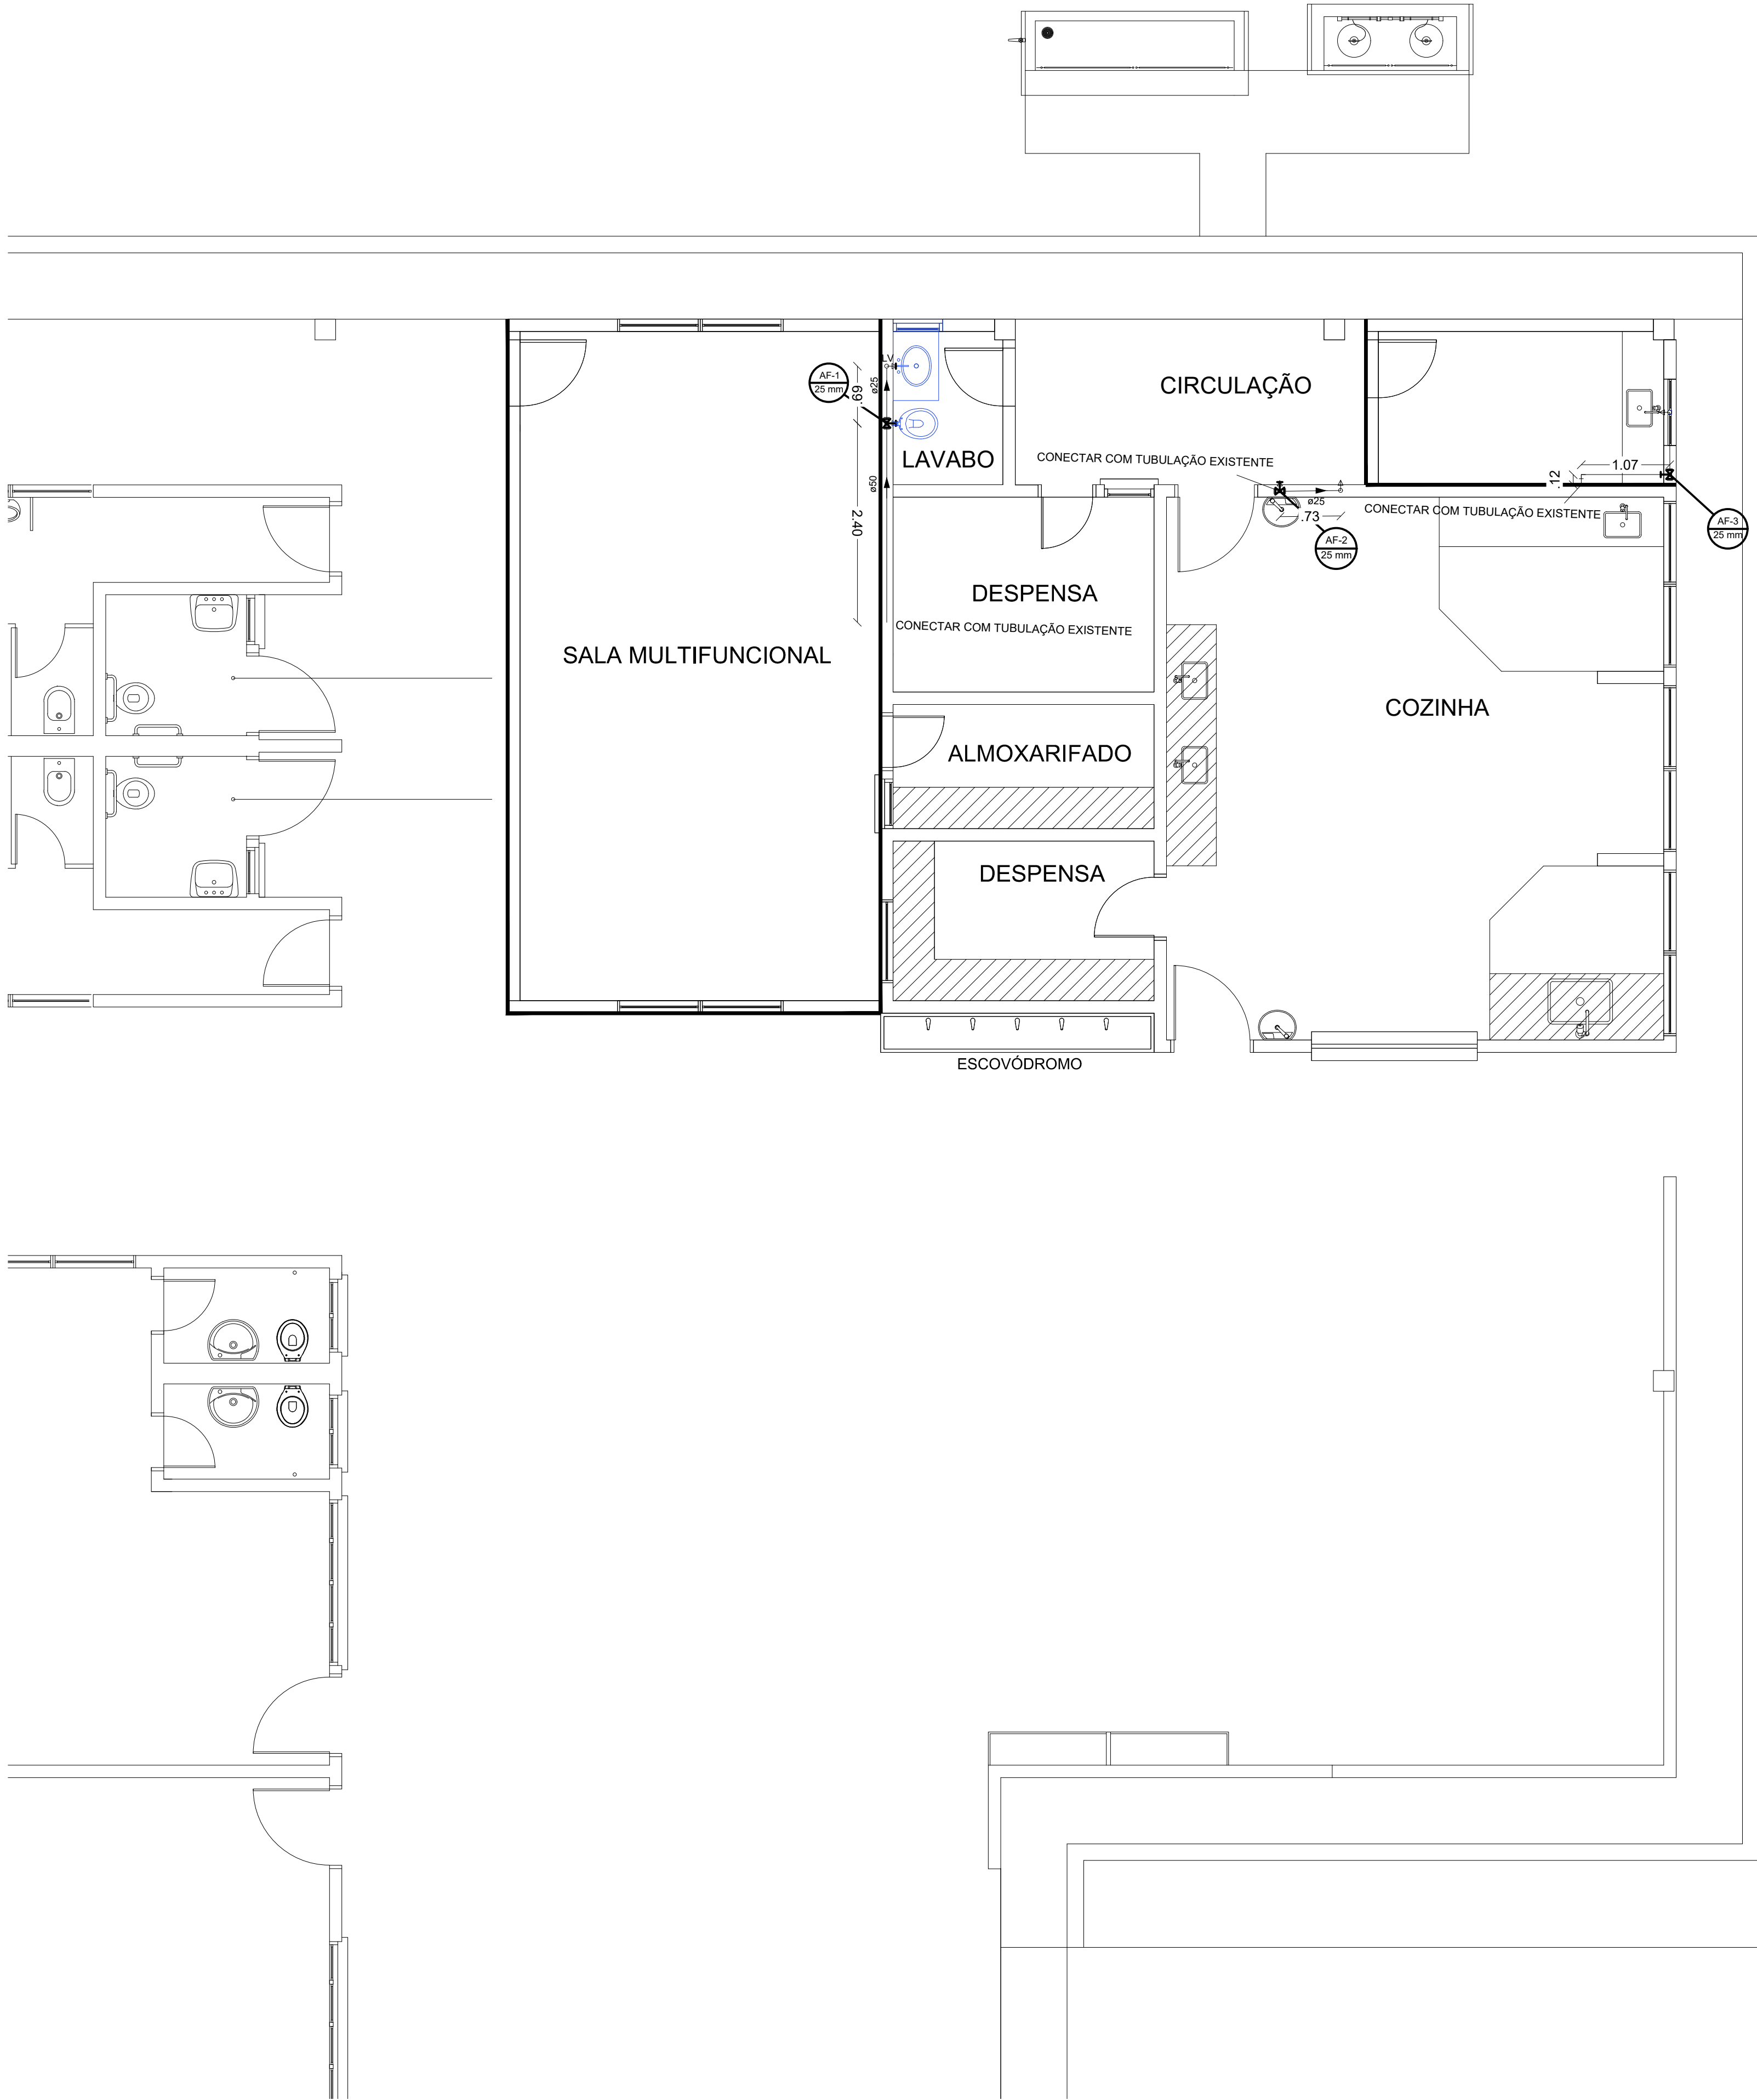

INSTALAÇÕES ELÉTRICAS
PLANTA BAIXA
ESCALA 1/50

Lista de materiais	
Água fria	
Metais	
Registro de gaveta bruto ABNT 3/4"	3 pç
PVC rígido soldável	
Adapt sold.curto c/bolsa-rosca p registro 25 mm - 3/4"	3 pç
Bucha de redução sold. longa 50 mm - 25 mm	3 pç
Joelho 90° soldável 25 mm	8 pç
50 mm	1 pç
Tubos 25 mm	10,07m
50 mm	3,59
Tê 90 soldável 25 mm	3 pç
Joelho de redução 90 soldável 50 mm - 25 mm	3 pç

Legenda de condutos
Água fria

Legenda
Registro bruto gaveta ABNT c/PVC soldável

LV Lavatório com joelho de 90° - 20mm - 1/2"
VS Vaso sanitário com válvula de descarga - 3/4"
RG Registro bruto gaveta ABNT c/PVC soldável - 3/4"

CARIMBO

SUOB
Fls: ____
Rub: ____

R00	FEVEREIRO/2022	EMIÇÃO INICIAL
REVISÃO	DATA	DESCRIÇÃO

SEDUC
Secretaria de
Estado de
Educação

Governo de
Mato Grosso

PROJETO HIDRÁULICO

OBRA:

EDUCACIONAL
REFORMA E AMPLIAÇÃO E. E. ARLINDO DE SOUZA BRUNO

PROPRIETÁRIO:
CPF/ CNPJ:

PREFEITURA MUNICIPAL DE JANGADA
24.772.147/0001-68
JANGADA - MT

ENDEREÇO:

RUA 11, ESQUINA COM AVENIDA 01, QUADRA 09, LOTEAMENTO JARDIM ALTO DA JANGADA

AUTOR DO PROJETO:
CREA/ CAU:

ENGº LUIS FELIPE CARVALHO B. LIMA
ENG. CIVIL - 121.523.583-6

RESP. P/ EXECUÇÃO:
CREA/ CAU:

ESCALA:

INDICADA

ASSUNTO: INSTALAÇÕES HIDRÁULICAS - BLOCO
*PLANTA BAIXA

FOLHA Nº:
HID
01/01

NOME DO ARQUIVO DIGITAL: INSTALAÇÕES HIDRAULICAS - BLOCO.dwg