

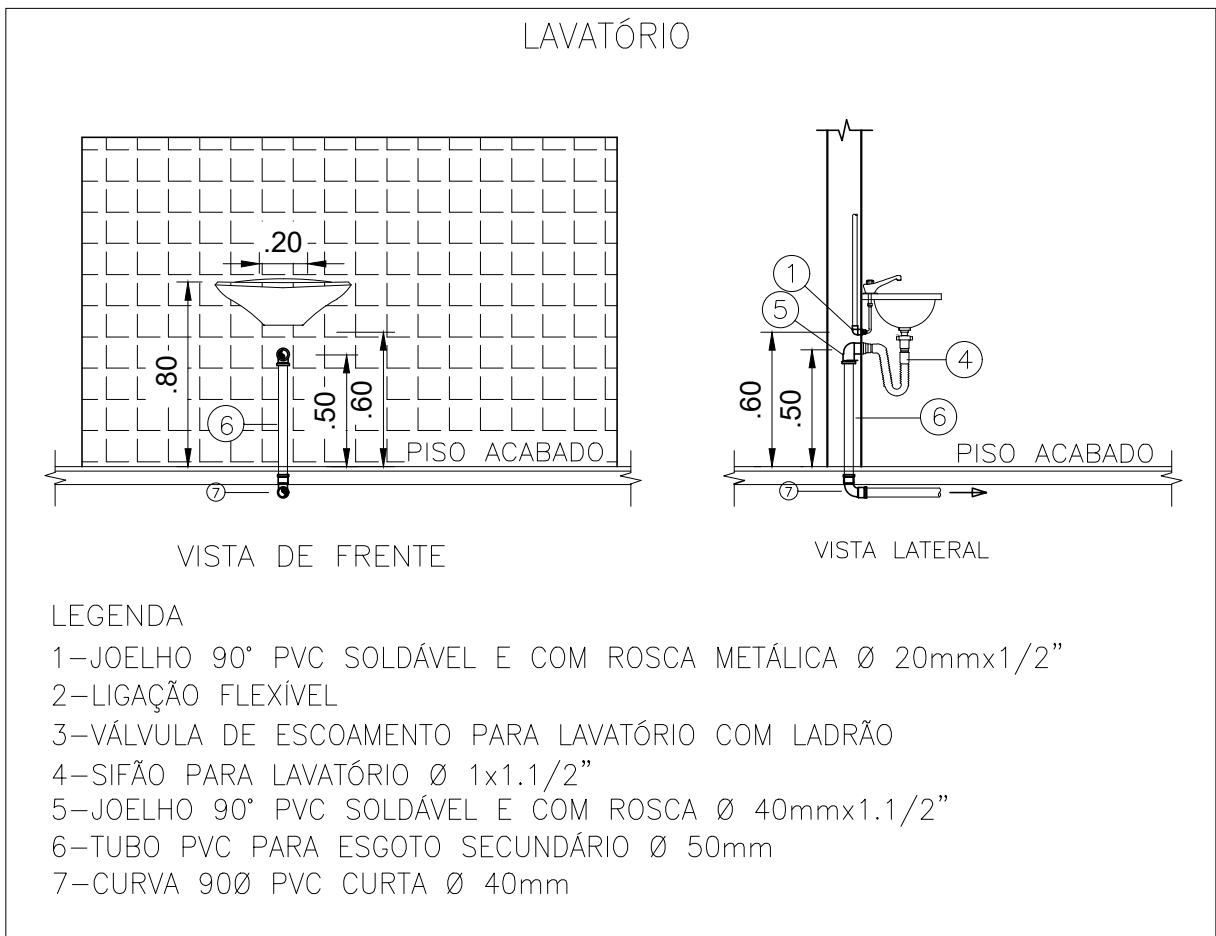


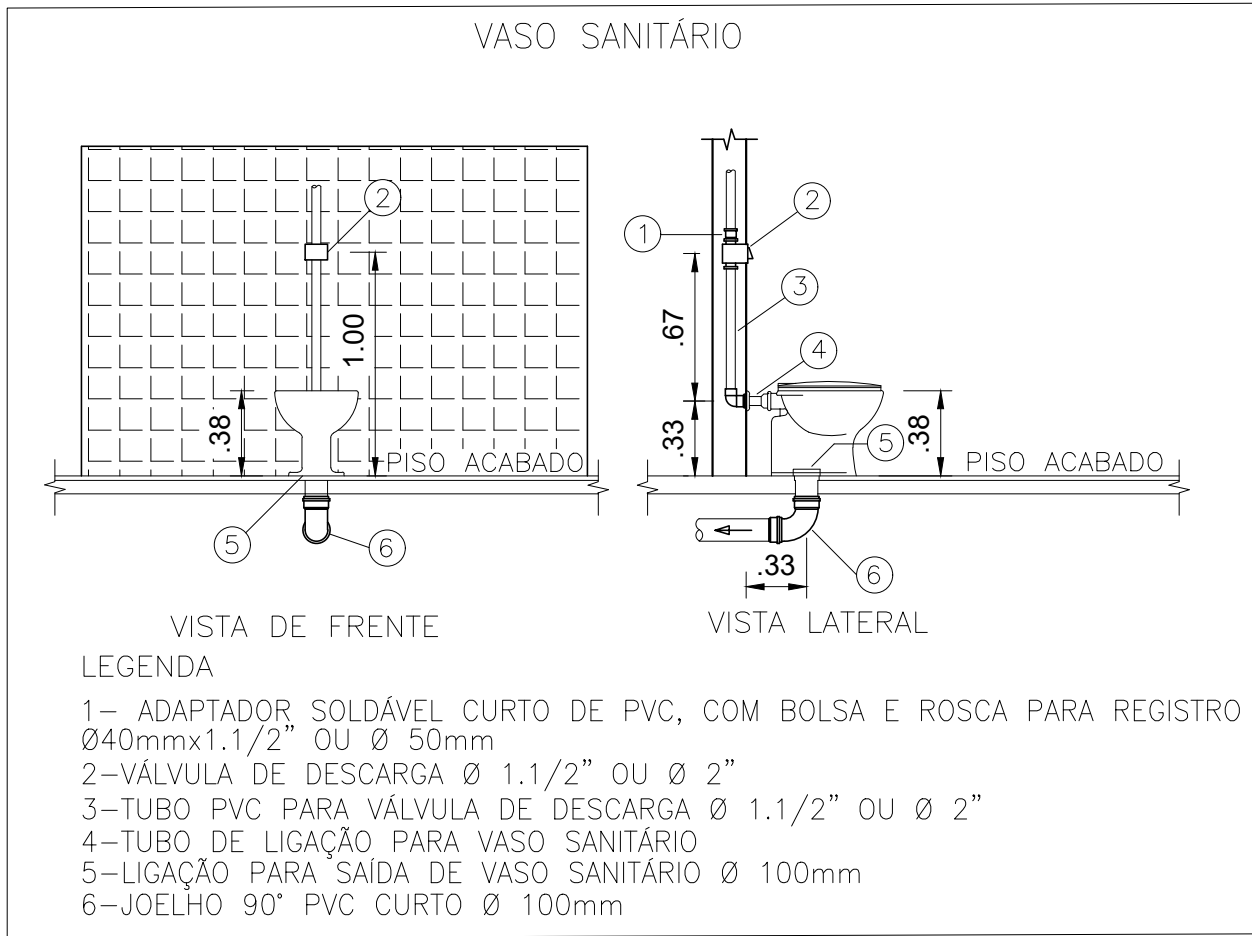

DETALHAMENTO

INSTALAÇÃO DE APARELHOS


ESCALA 1/25

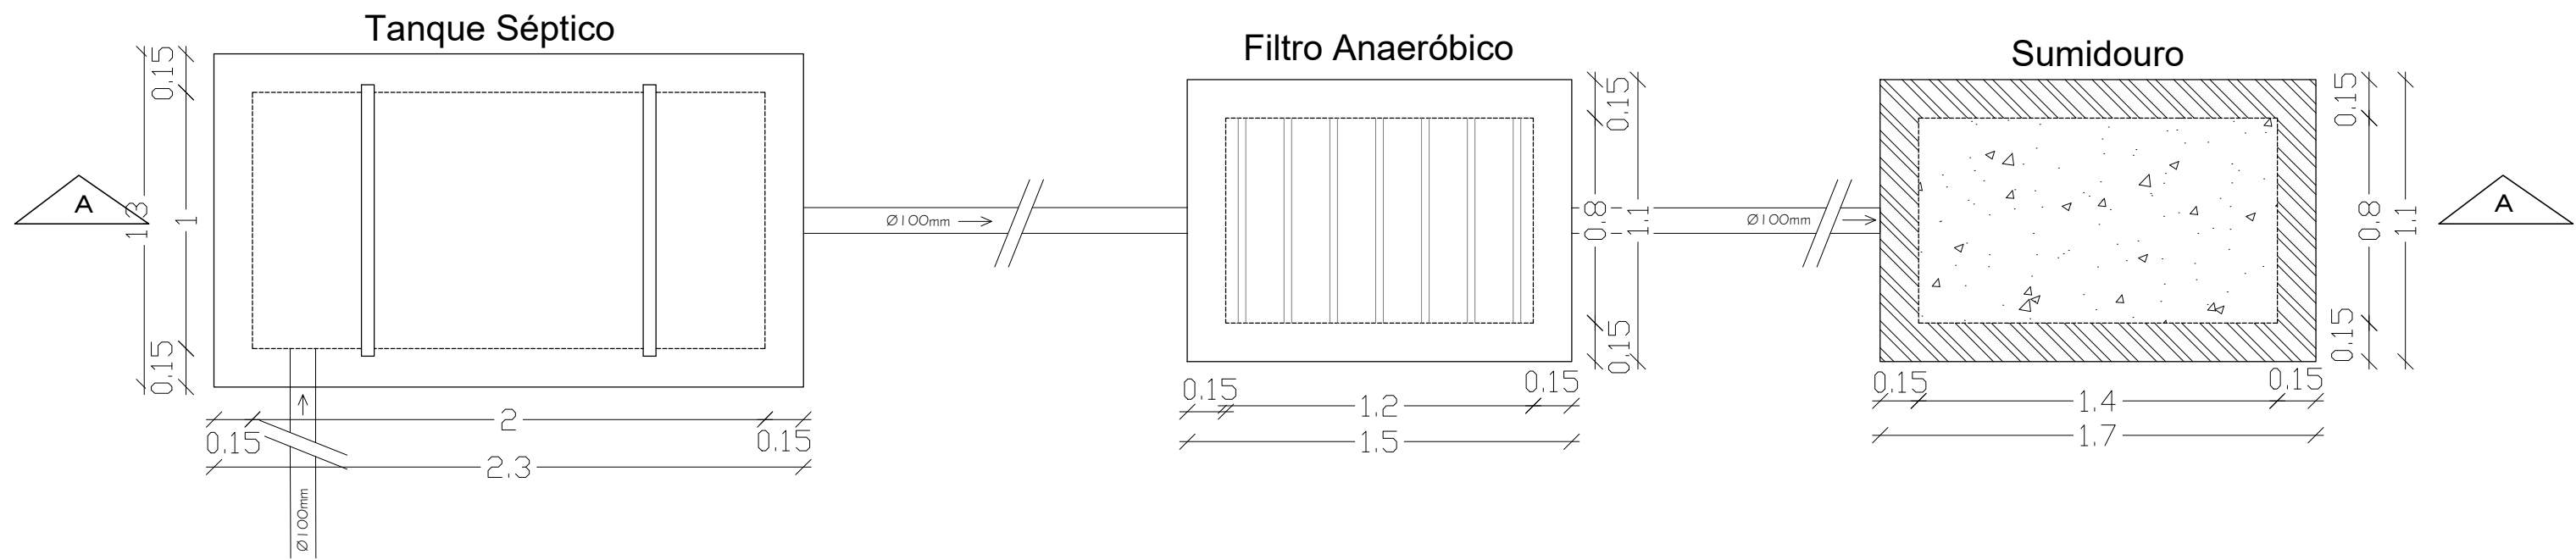

DETALHAMENTO

UNIDADE DE TRATAMENTO - PLANTA BAIXA

ESCALA 1/25

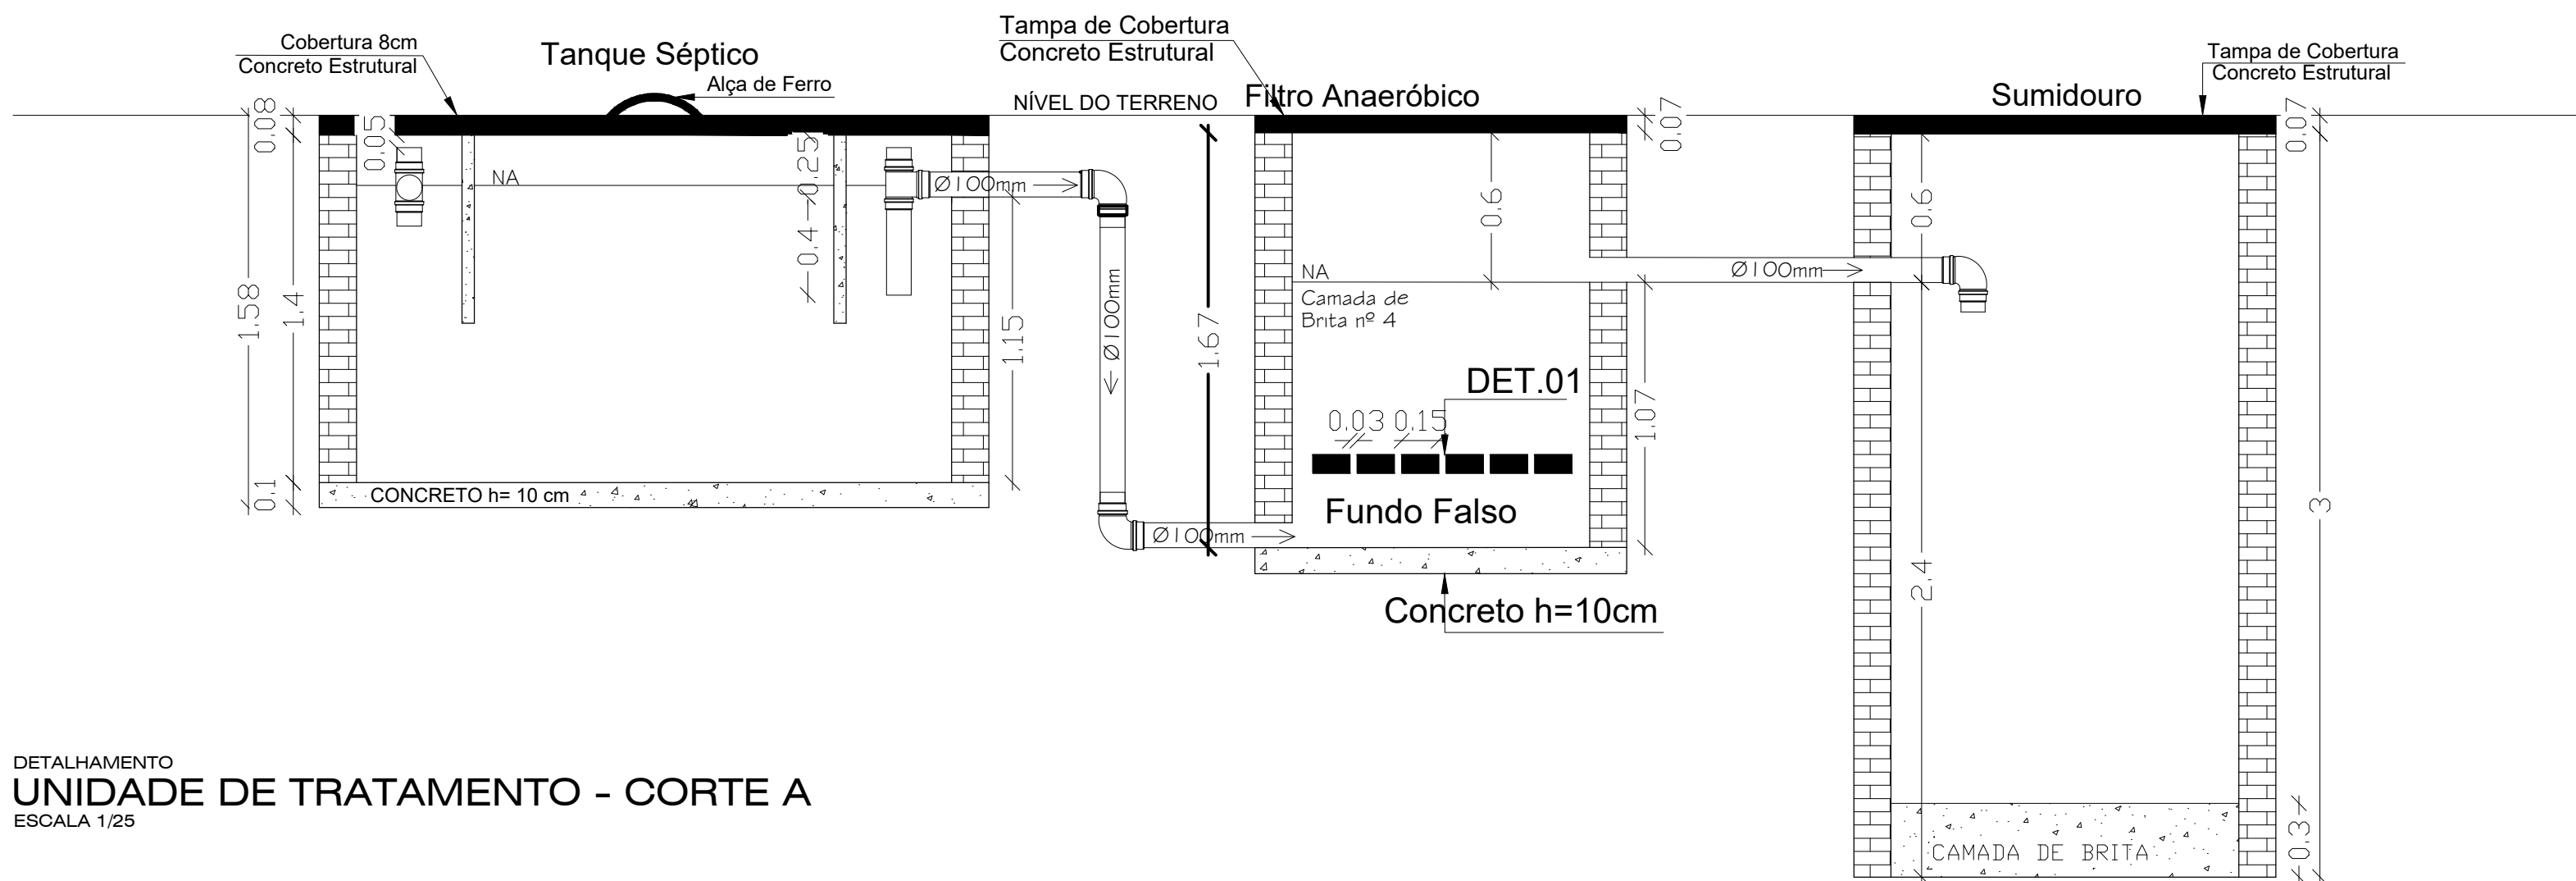


DETALHAMENTO

UNIDADE DE TRATAMENTO - CORTE A

ESCALA 1/25

DETALHE 01

Placas pré-moldadas

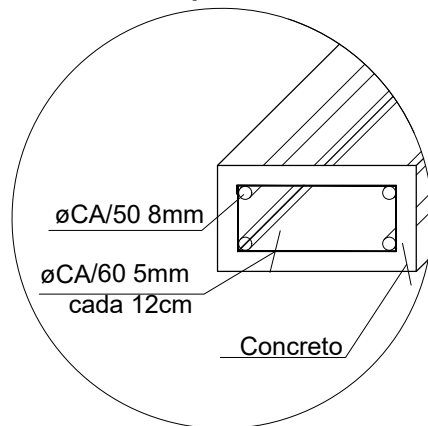

CARIMBO		
Obs.:		
-TODAS AS COTAS APRESENTADAS NO PROJETO ESTÃO EM METROS		
-INCLINAÇÃO INTERNA= 2%		
-INCLINAÇÃO EXTERNA= 1%		
		SUOB
Fls: _____		
Rub: _____		

R00	FEVEREIRO/2022	EMIÇÃO INICIAL
REVISÃO	DATA	DESCRIÇÃO

SEDUC Secretaria de Estado de Educação  Governo de Mato Grosso PROJETO SANITÁRIO		
OBRA: EDUCACIONAL REFORMA E AMPLIAÇÃO E. E. ARLINDO DE SOUZA BRUNO		
PROPRIETÁRIO: PREFEITURA MUNICIPAL DE JANGADA	JANGADA - MT	
CPF/ CNPJ: 24.772.147/0001-68		
ENDEREÇO: RUA 11, ESQUINA COM AVENIDA 01, QUADRA 09, LOTEAMENTO JARDIM ALTO DA JANGADA		
AUTOR DO PROJETO: ENGº LUIS FELIPE CARVALHO B. LIMA		
CREA/ CAU: ENG. CIVIL - 121.523.583-6		
RESP. P/ EXECUÇÃO: CREA/ CAU:		
ESCALA: INDICADA	ASSUNTO: INSTALAÇÕES SANTIÁRIAS - AUDITÓRIO *DETALHAMENTOS	FOLHA Nº: SAN 02/02

NOME DO ARQUIVO DIGITAL: