


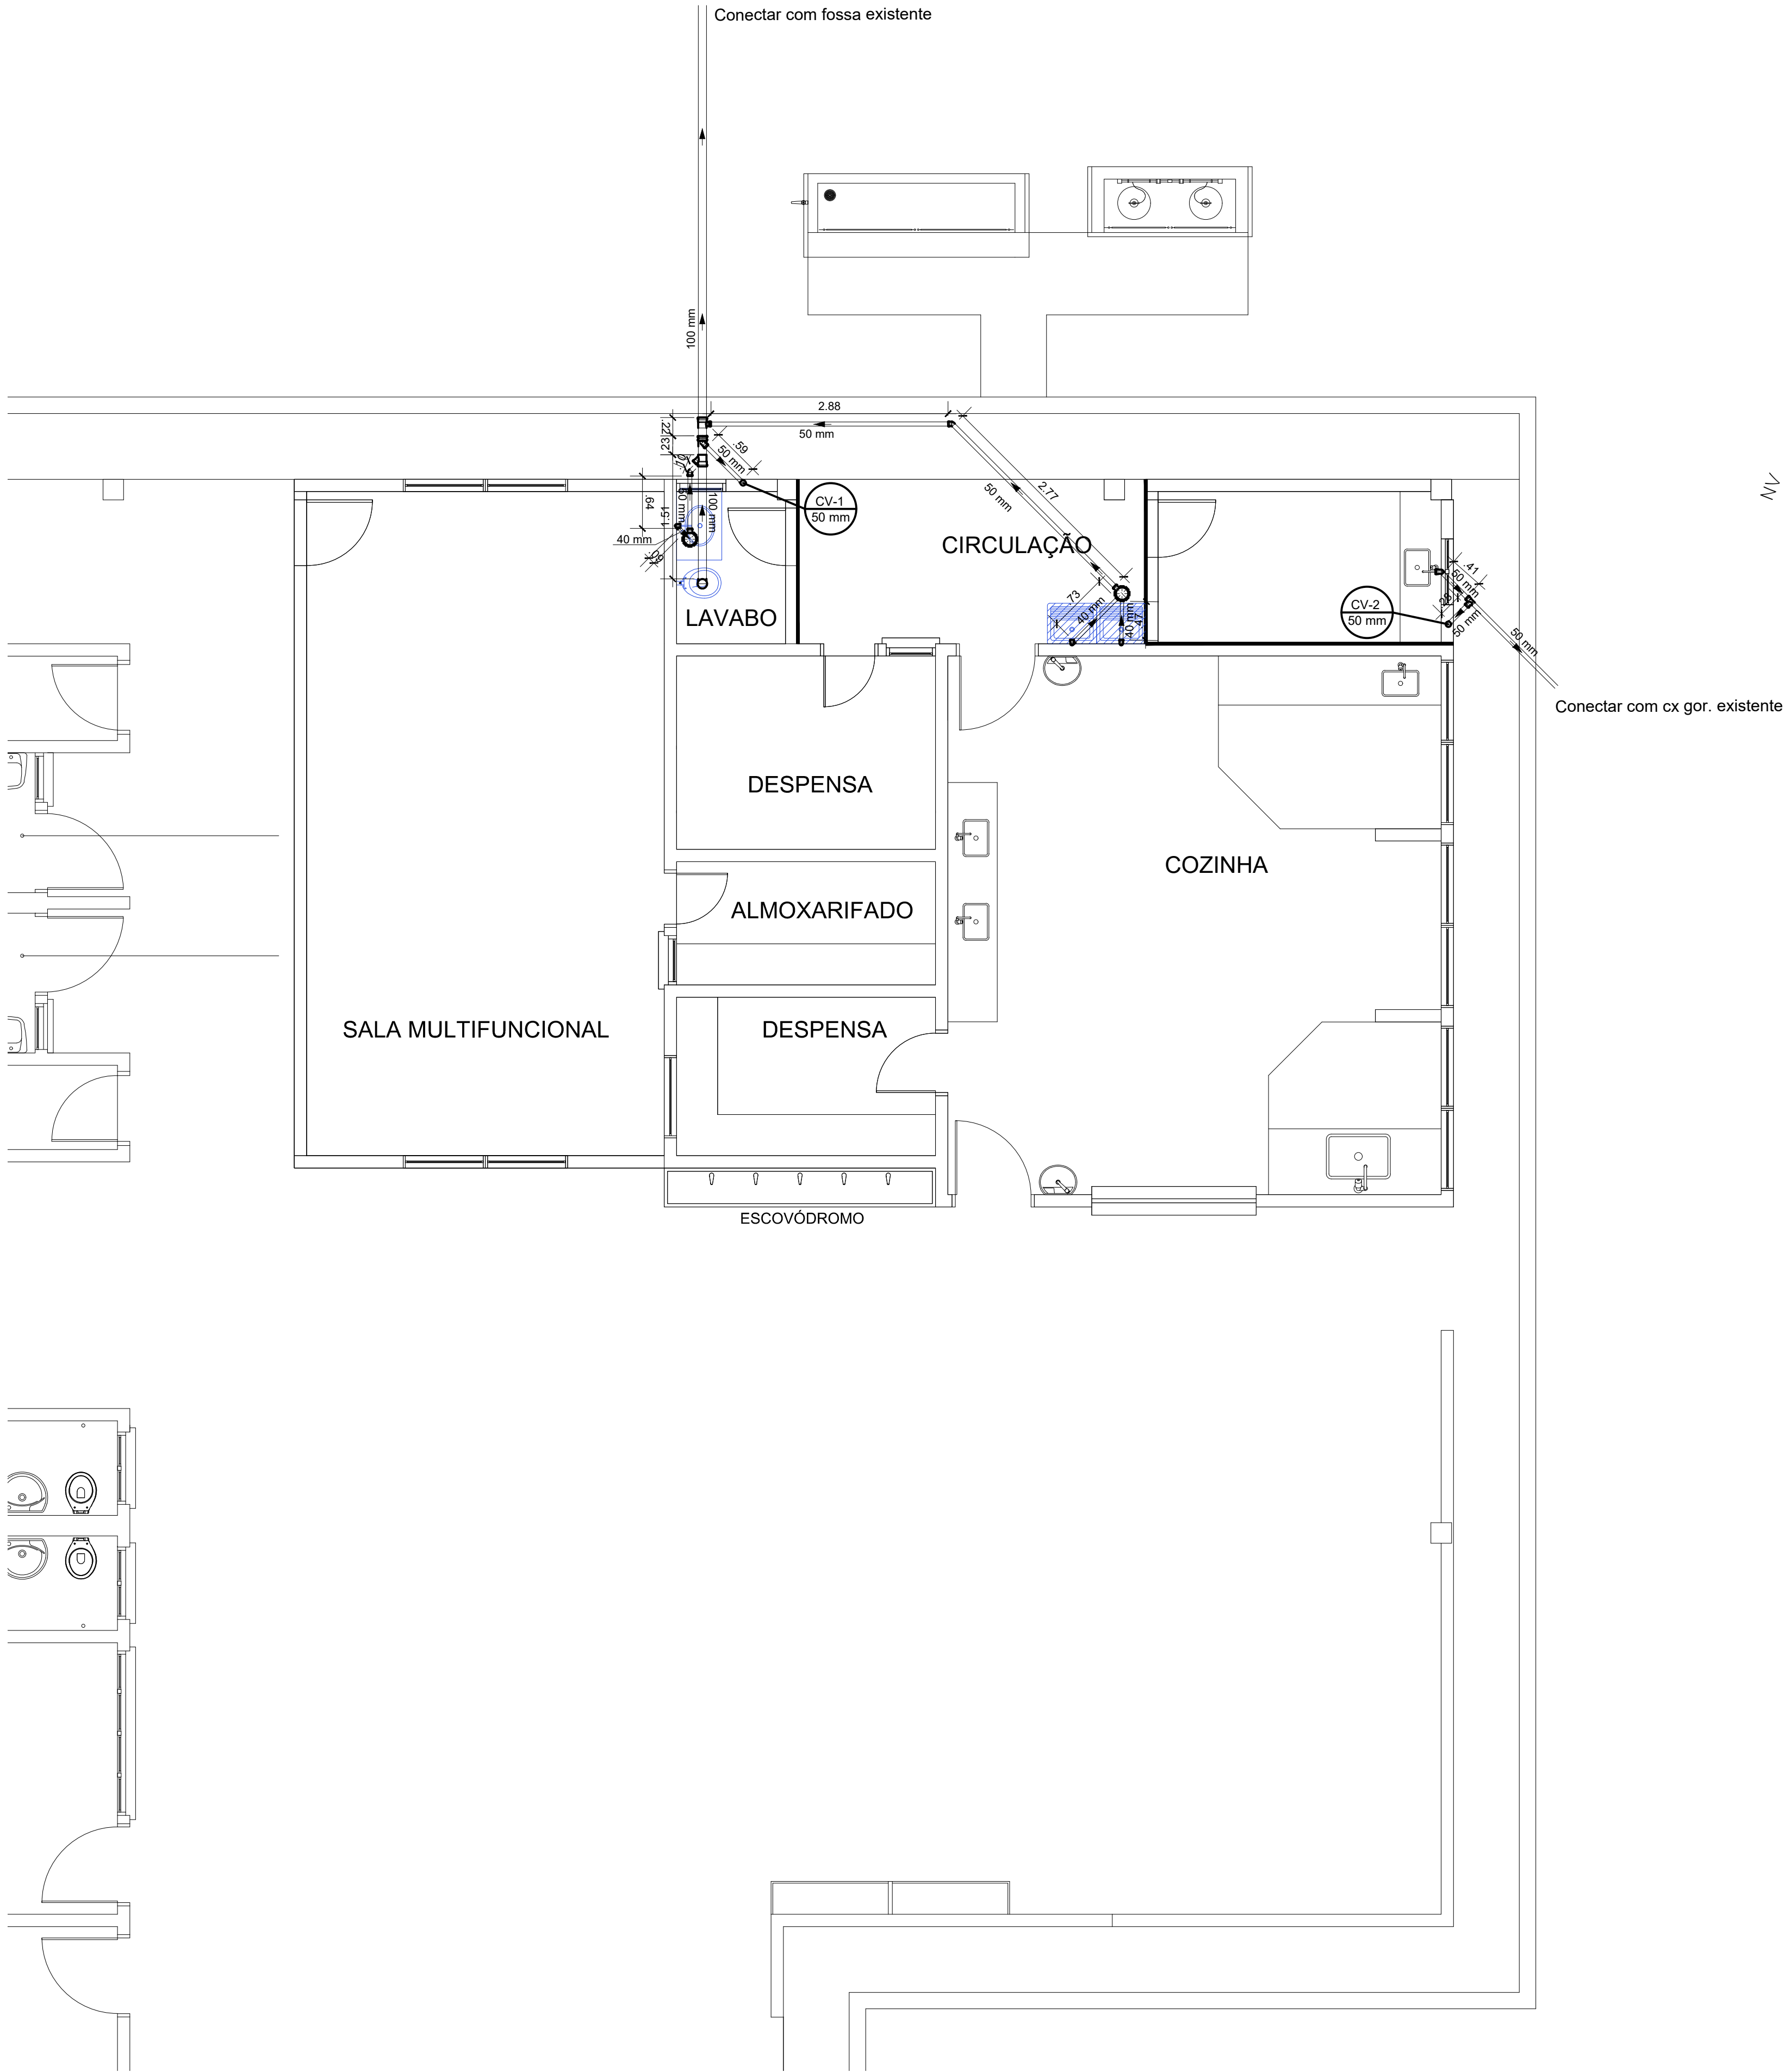

Legenda	
	Caixa Sifonada
	Coluna de ventilação
	Joelho 45
	Joelho 90- coluna
	Junção simples
	Lavatório Residencial com sifão
	Pia de Cozinha Residencial com Sifão 50mm
	Ramais de Ventilação
	Tanque de Lavar Roupas DN 40mm
	Tê sanitário
	Vaso Sanitário c/ J90°

Legenda de condutos	
	Esgoto
	Ventilação

Lista de materiais	
Esgoto	
PVC Acessórios	
Caixa sifonada 150x150x50	2 pç
PVC Esgoto	
Joelho 45 40 mm	2 pç
50 mm	3 pç
Joelho 90 100 mm	1 pç
40 mm	4 pç
50 mm	1 pç
Junção simples 100 mm - 50 mm	1 pç
Redução excêntrica 100 mm - 50 mm	1 pç
Tubo rígido c/ ponta lisa 100 mm - 4"	6.96 m
40 mm	1.29m
50 mm - 2"	9.1m
Ventilação	
PVC Esgoto	
Joelho 90 50 mm	2 pç
Tubo rígido c/ ponta lisa 50 mm - 2"	8 m
Tê sanitário 100 mm - 50 mm	1 pç
50 mm - 50 mm	1 pç
Terminal de ventilação 50 mm	2 pç

INSTALAÇÕES ELÉTRICAS
PLANTA BAIXA
ESCALA 1/50

CARIMBO

SUOB
Fls: ____
Rub: ____

R00	FEVEREIRO/2022	EMISSÃO INICIAL
REVISÃO	DATA	DESCRIÇÃO

SEDUC
Secretaria de
Educação

GOVERNO DO
MATO GROSSO

PROJETO SANITÁRIO

OBRA:

EDUCACIONAL
REFORMA E AMPLIAÇÃO E. E. ARLINDO DE SOUZA BRUNO

PROPRIETÁRIO:
CPF/ CNPJ:

PREFEITURA MUNICIPAL DE JANGADA
24.772.147/0001-68

JANGADA - MT

ENDEREÇO:

RUA 11, ESQUINA COM AVENIDA 01, QUADRA 09, LOTEAMENTO JARDIM ALTO DA JANGADA

AUTOR DO PROJETO:
CREA/ CAU:

ENGº LUIS FELIPE CARVALHO B. LIMA
ENG. CIVIL - 121.523.583-6

RESP. P/ EXECUÇÃO:
CREA/ CAU:

ESCALA:

INDICADA

ASSUNTO: INSTALAÇÕES SANITÁRIAS - BLOCO
*PLANTA BAIXA

FOLHA Nº:
SANIT.
01/01

NOME DO ARQUIVO DIGITAL:

INSTALAÇÕES SANITÁRIAS - BLOCO.dwg

012345
cm

Formato: A1 (841x594mm)