



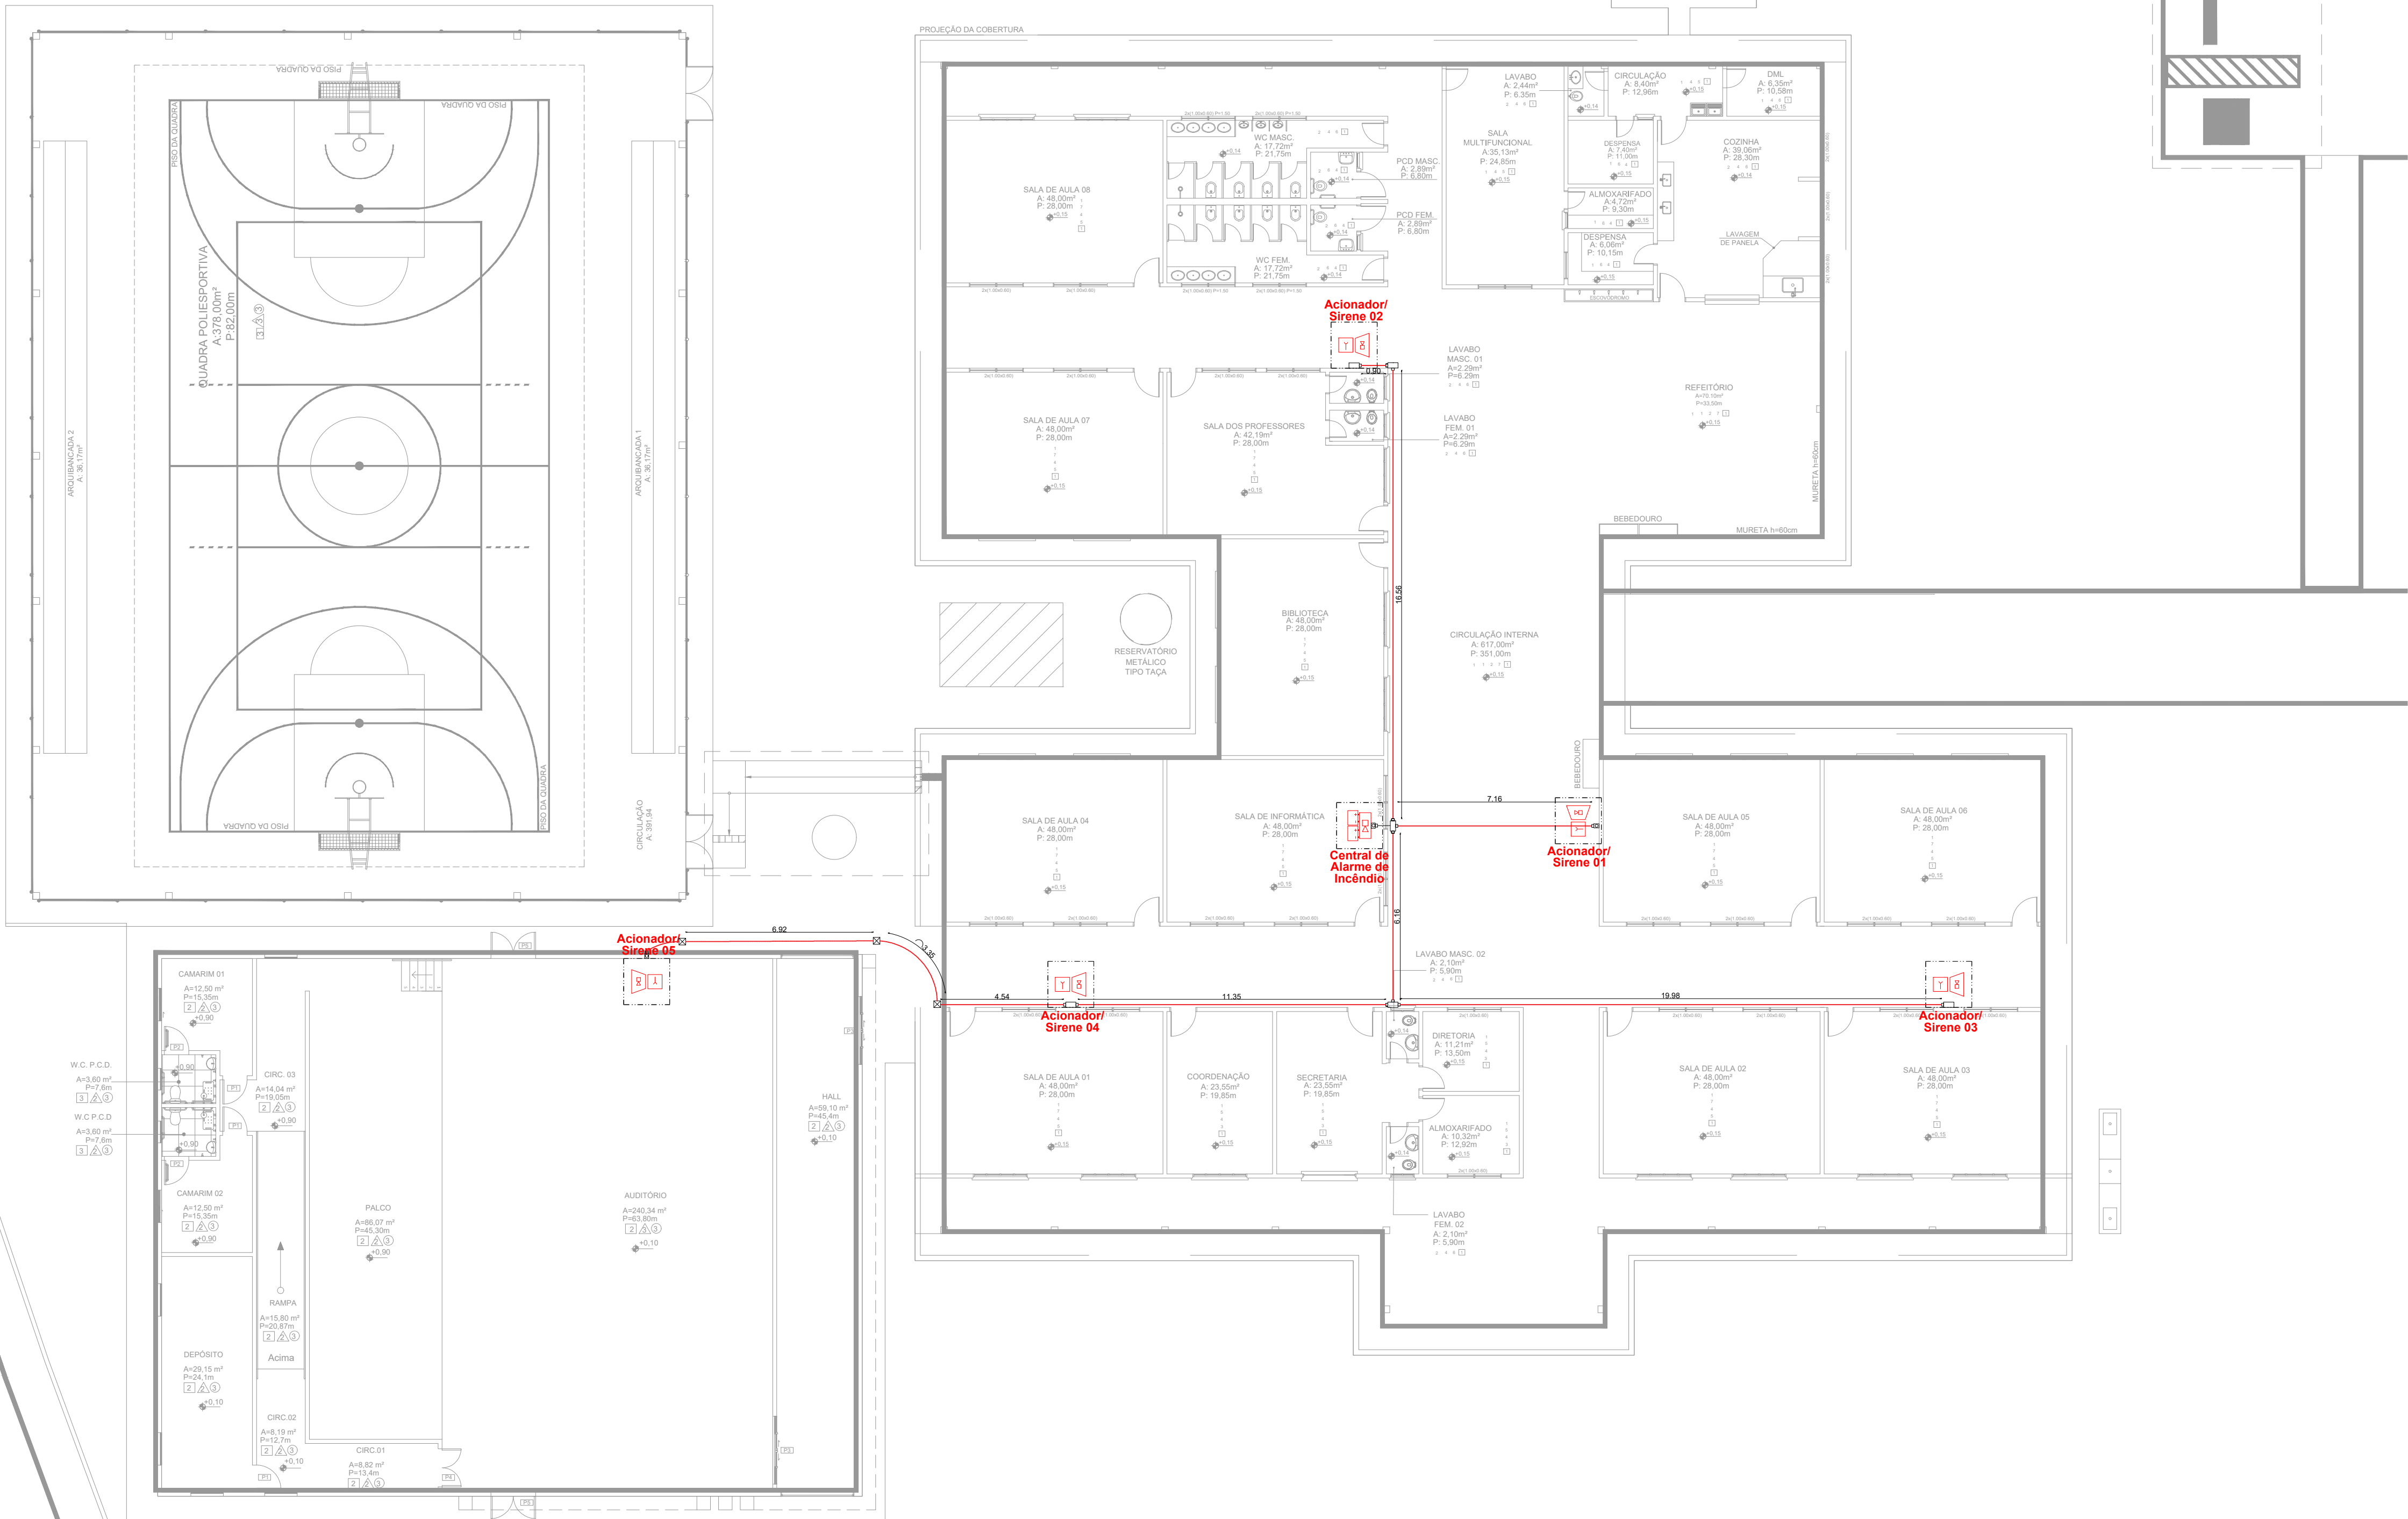

1 Planta baixa - Alarme de Incêndio (Pav. Térreo)
ESCALA: 1:150

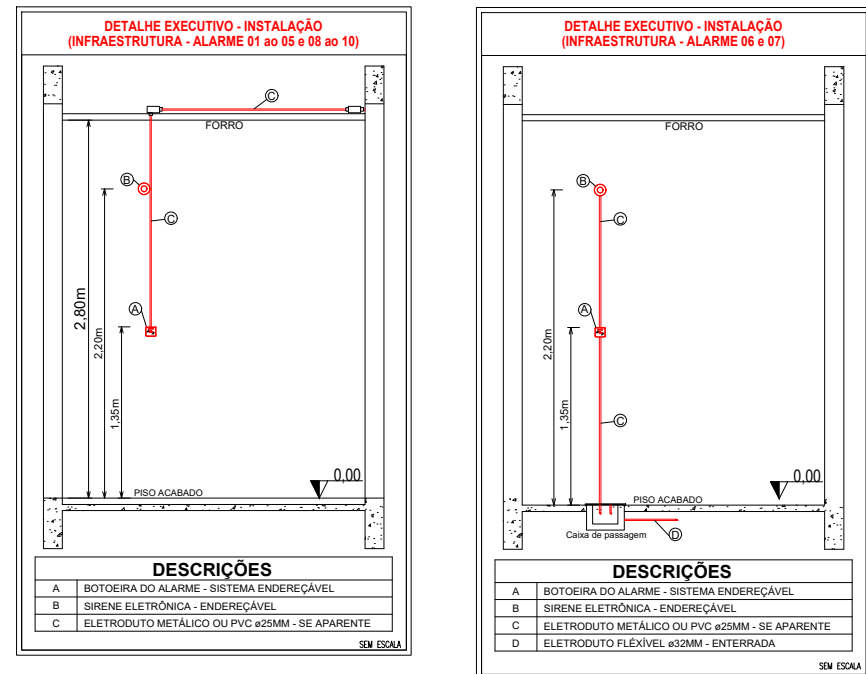

LEGENDA - Símbolos gráficos para projeto		QTD.
	ACIONADOR MANUAL DO SISTEMA DE DETECÇÃO E ALARME - ENDEREÇÁVEL	05
	CENTRAL DE DETECÇÃO E ALARME - ENDEREÇÁVEL	01
	BATERIAS DO SISTEMA DE DETECÇÃO E ALARME - ENDEREÇÁVEL	02
	ELETRODUTO RÍGIDO VERMELHO, PVC DN 25MM	66,65m
	ELETRODUTO FLEXÍVEL CORRUGADO, PVC DN 32MM	9,97m
	CABO P/ALARME INCÊNDIO BLINDADO 3 X 1,5MM C/ JAQUETA E DRENO VERMELHO	76,62m

Espaço reservado para uso do CBM/MT:

PROJETO DE SEGURANÇA CONTRA INCÊNDIO E PÂNICO

(X) NOVO () ATUALIZAÇÃO DO PSCIP Nº: () SUBSTITUIÇÃO DO PSCIP Nº:

ASSOCIAÇÃO MATO-GROSSENSE DOS MUNICÍPIOS
COORDENAÇÃO DE PROJETOS
SITE: www.amm.org.br
E-MAIL: centraldeprojetosamm@gmail.com
ADM. NEURILAN FRAGA

TÍTULO DO DESENHO:
SAÍDAS DE EMERGÊNCIA, EXTINTORES, SINALIZAÇÃO DE EMERGÊNCIA, ILUMINAÇÃO DE EMERGÊNCIA, HIDRANTES E MANGOTINHOS, ALARME DE INCÊNDIO.

OCUPAÇÃO:
EDUCACIONAL E CULTURA FÍSICA, DIVISÃO: E-1, ESCOLA EM GERAL.

RAZÃO SOCIAL:
PREFEITURA MUNICIPAL DE JANGADA - MT

NOME FANTASIA:
ESCOLA ESTADUAL ARLINDO DE SOUZA BRUNO

CNPJ:
24.772.147/0001-68

ENDEREÇO:
RUA 11, ESQUINA COM AVENIDA 01, QUADRA 09, LOTEAMENTO JARDIM ALTO DA JANGADA

RESPONSÁVEL TÉCNICO:

THALES VINÍCIUS BARBOSA BRAGA
Eng. Civil/Seg. do Trabalho
CREA: 121651513

DATA DE ENTREGA:
23/02/2022
ESCALA:
INDICADA
REVISÃO:
1º - 23/02/2022

PRANCHA:
INC 03-E
03