


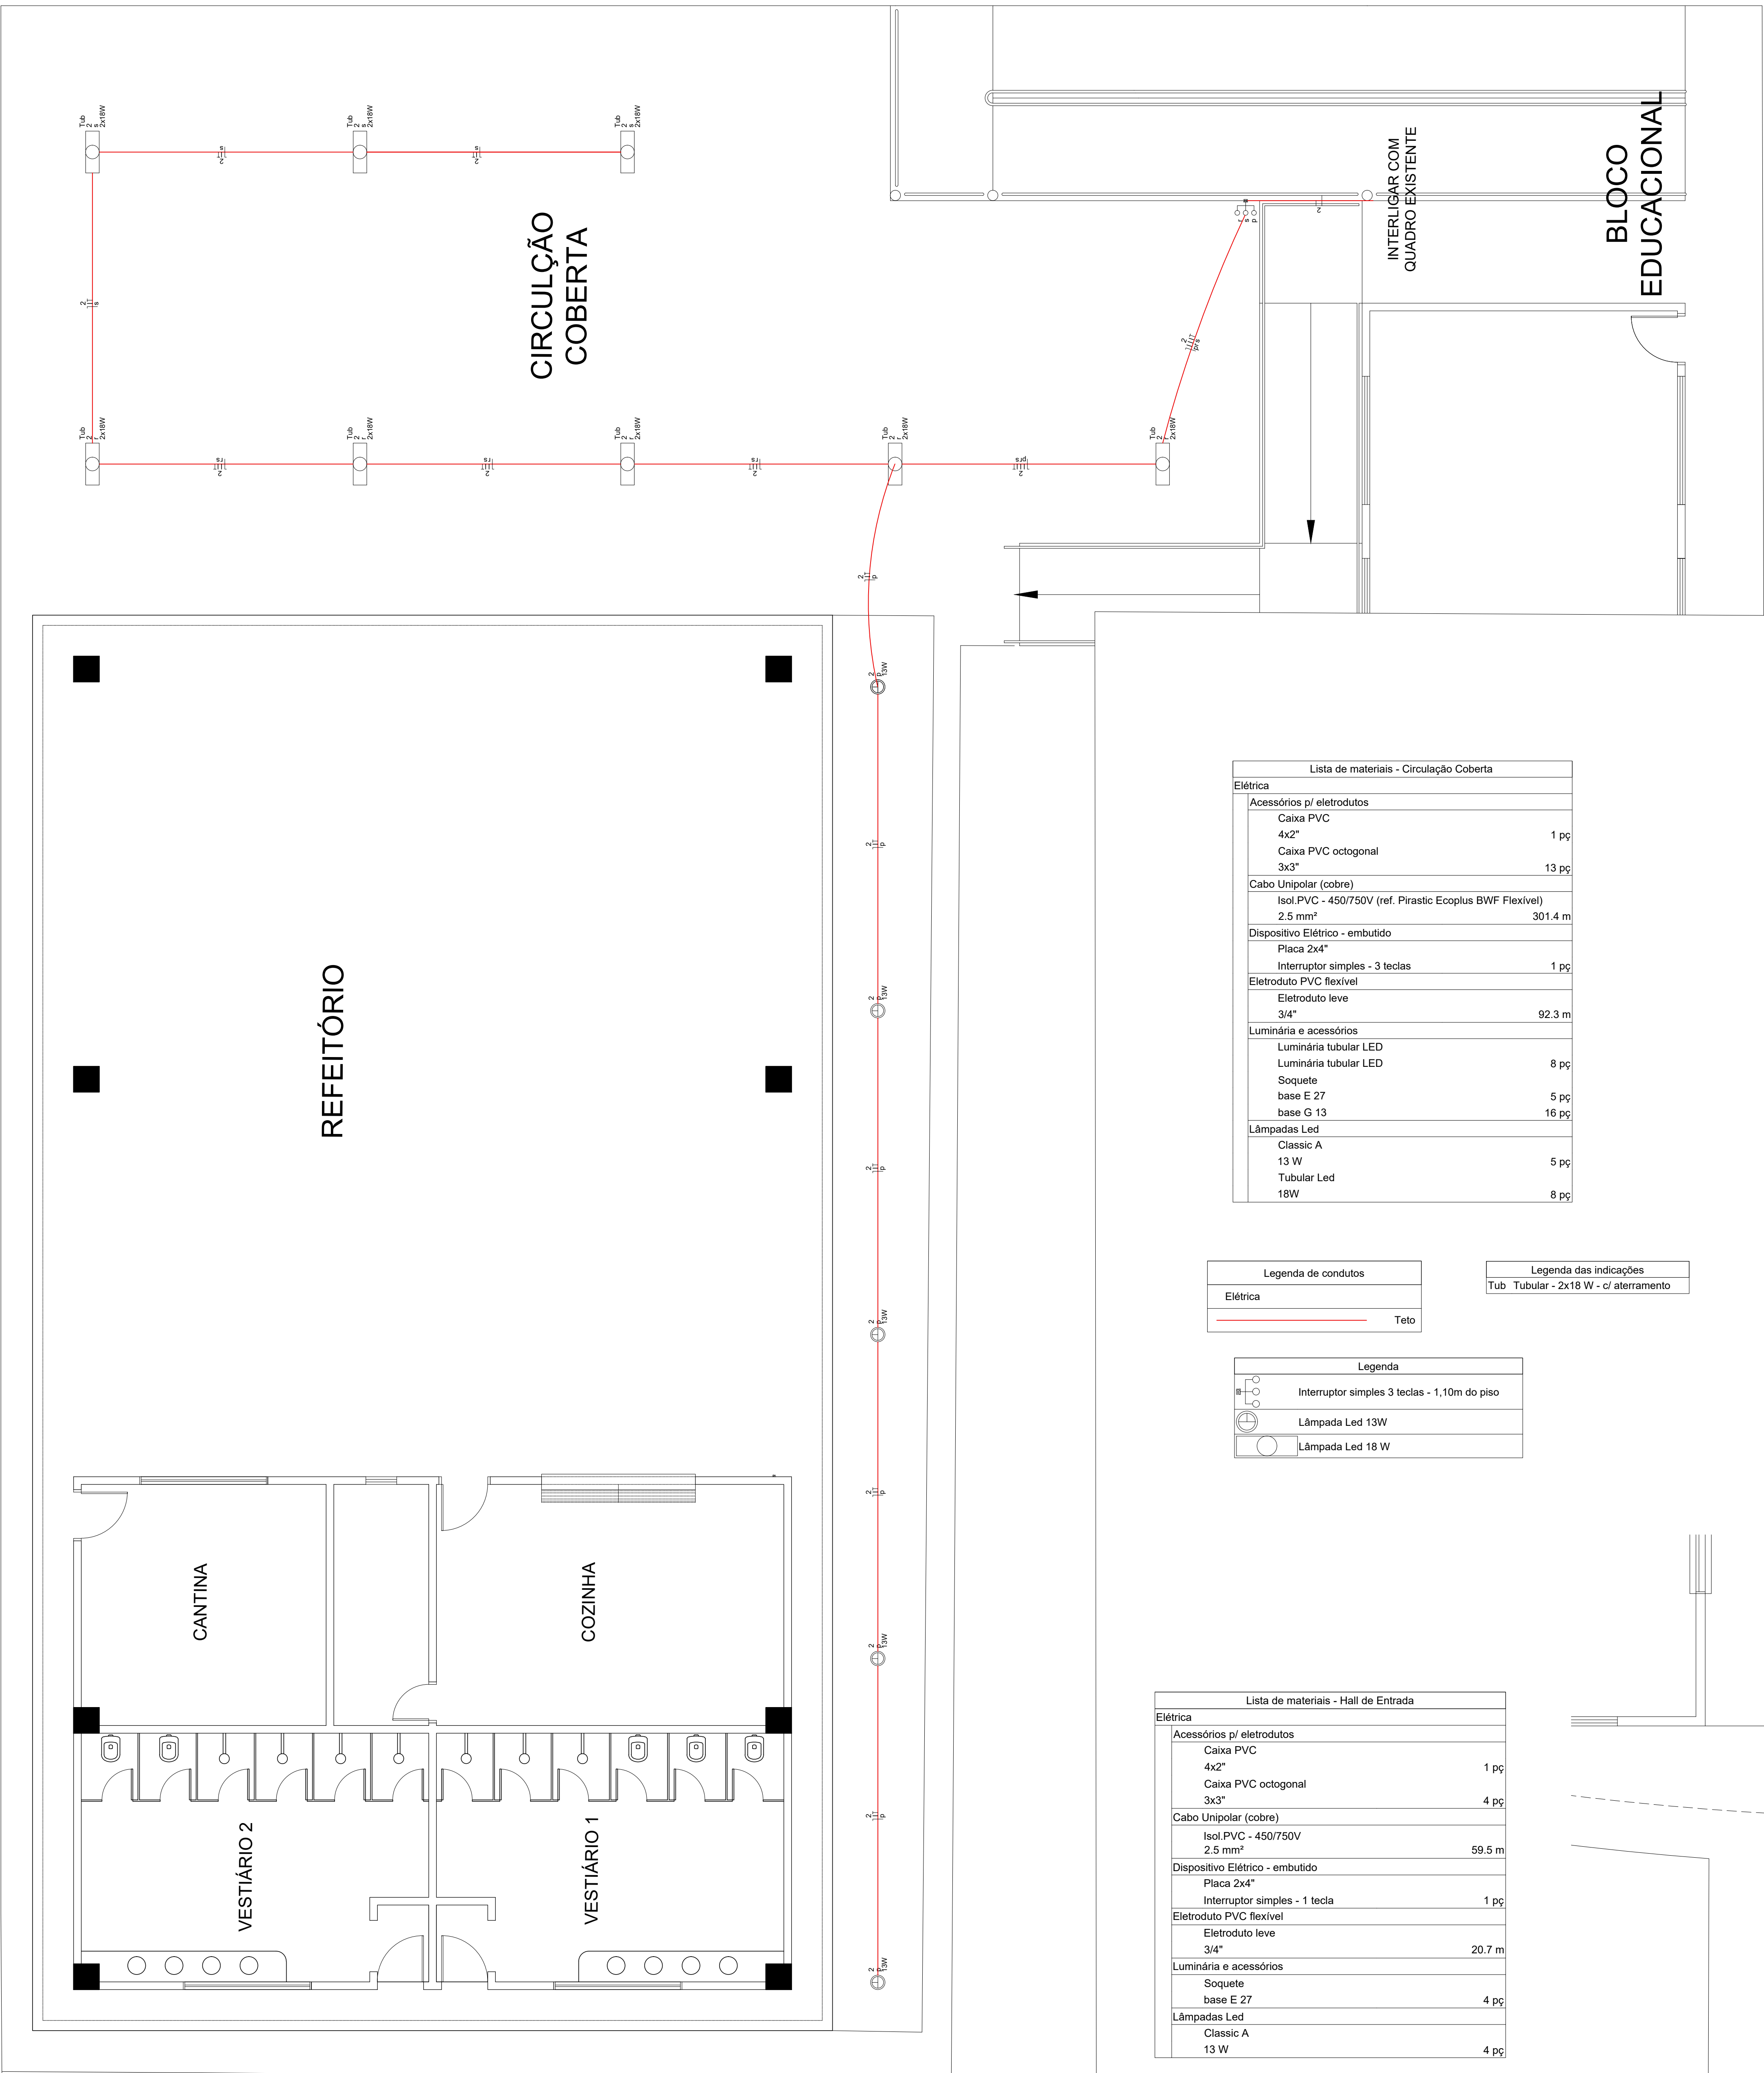

INSTALAÇÕES ELÉTRICAS
PLANTA BAIXA - CIRCULAÇÃO COBERTA
ESCALA 1:100

Lista de materiais - Circulação Coberta	
Elétrica	
Acessórios p/ eletrodutos	
Caixa PVC 4x2"	1 pc
Caixa PVC octogonal 3x3"	13 pc
Cabo Unipolar (cobre) Isol PVC - 450/750V (ref. Piratic Ecoplus BWF Flexível) 2.5 mm²	301.4 m
Dispositivo Elétrico - embutido	
Placa 2x4"	
Interruptor simples - 3 teclas	1 pc
Eletroduto PVC flexível	
Eletroduto leve 3/4"	92.3 m
Luminária e acessórios	
Luminária tubular LED	8 pc
Soquete base E 27	5 pc
base G 13	16 pc
Lâmpadas Led	
Classic A 13 W	5 pc
Tubular Led 18W	8 pc

Legenda de condutos
Elétrica
Teto


Legenda das indicações
Tub. Tubular - 2x18 W - c/ aterramento

Legenda
Interruptor simples 3 teclas - 1,10m do piso
Lâmpada Led 13W
Lâmpada Led 18 W


Lista de materiais - Hall de Entrada	
Elétrica	
Acessórios p/ eletrodutos	
Caixa PVC 4x2"	1 pc
Caixa PVC octogonal 3x3"	4 pc
Cabo Unipolar (cobre) Isol PVC - 450/750V 2.5 mm²	59.5 m
Dispositivo Elétrico - embutido	
Placa 2x4"	
Interruptor simples - 1 tecla	1 pc
Eletroduto PVC flexível	
Eletroduto leve 3/4"	20.7 m
Luminária e acessórios	
Soquete base E 27	4 pc
Lâmpadas Led Classic A 13 W	4 pc

Legenda de condutos
Elétrica
Teto


Legenda
Interruptor simples 1 tecla - 1,10m do piso
Lâmpada Led 13W

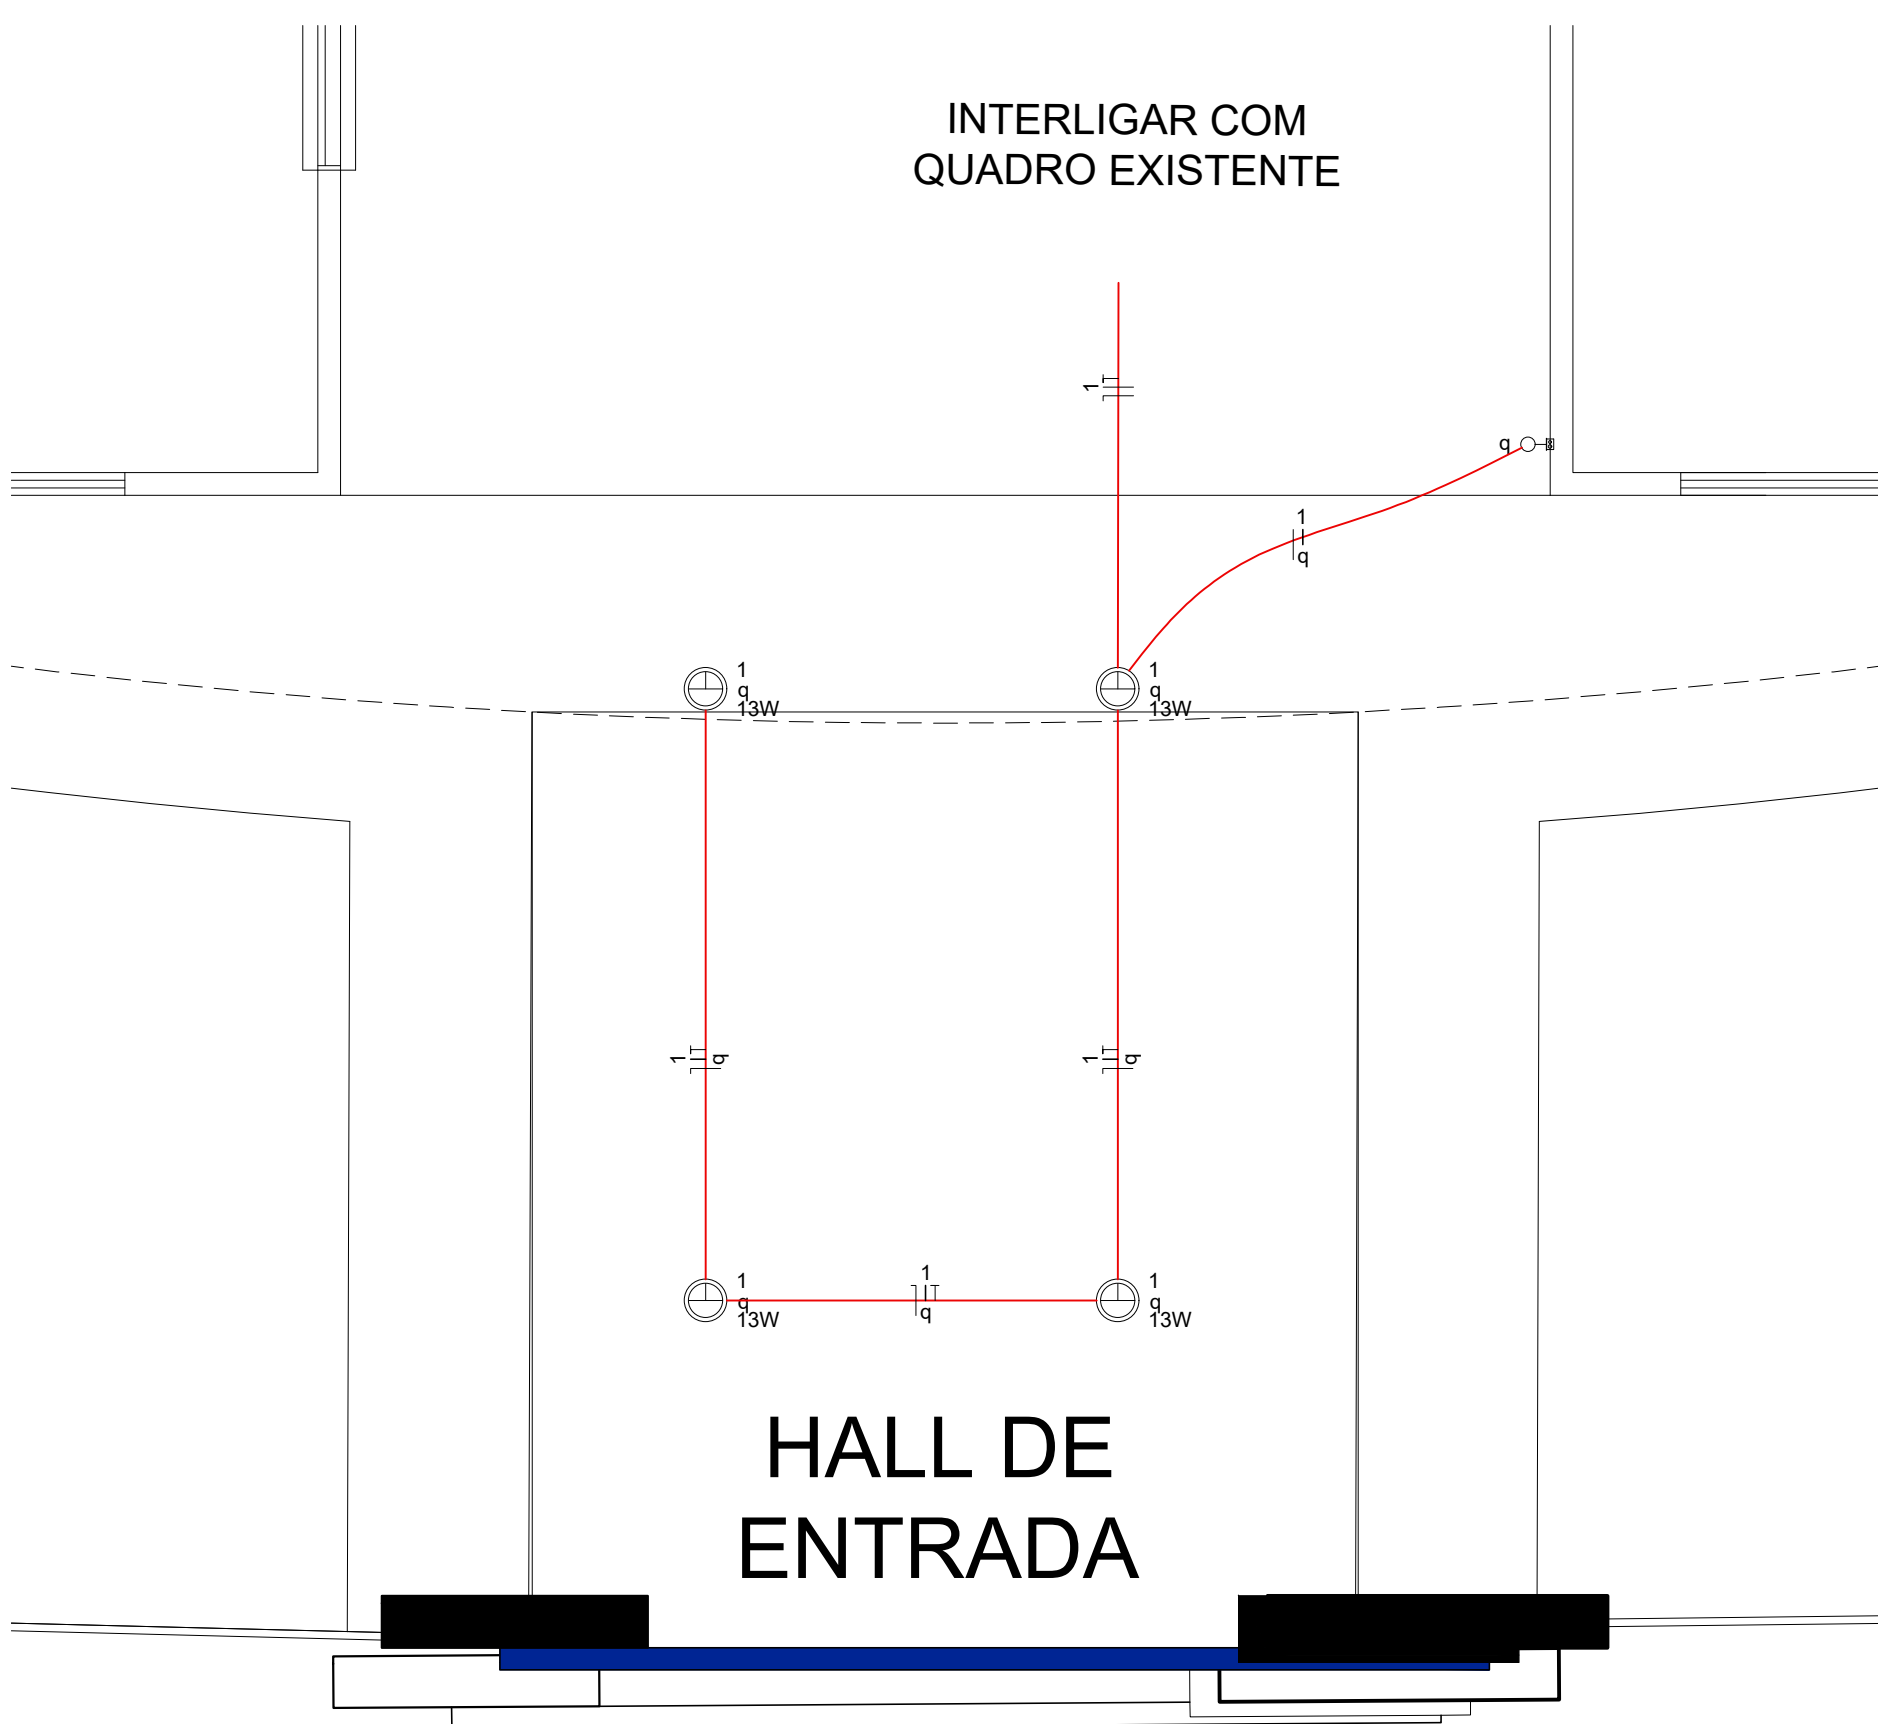


INSTALAÇÕES ELÉTRICAS
PLANTA BAIXA - HALL DE ENTRADA
ESCALA 1:50

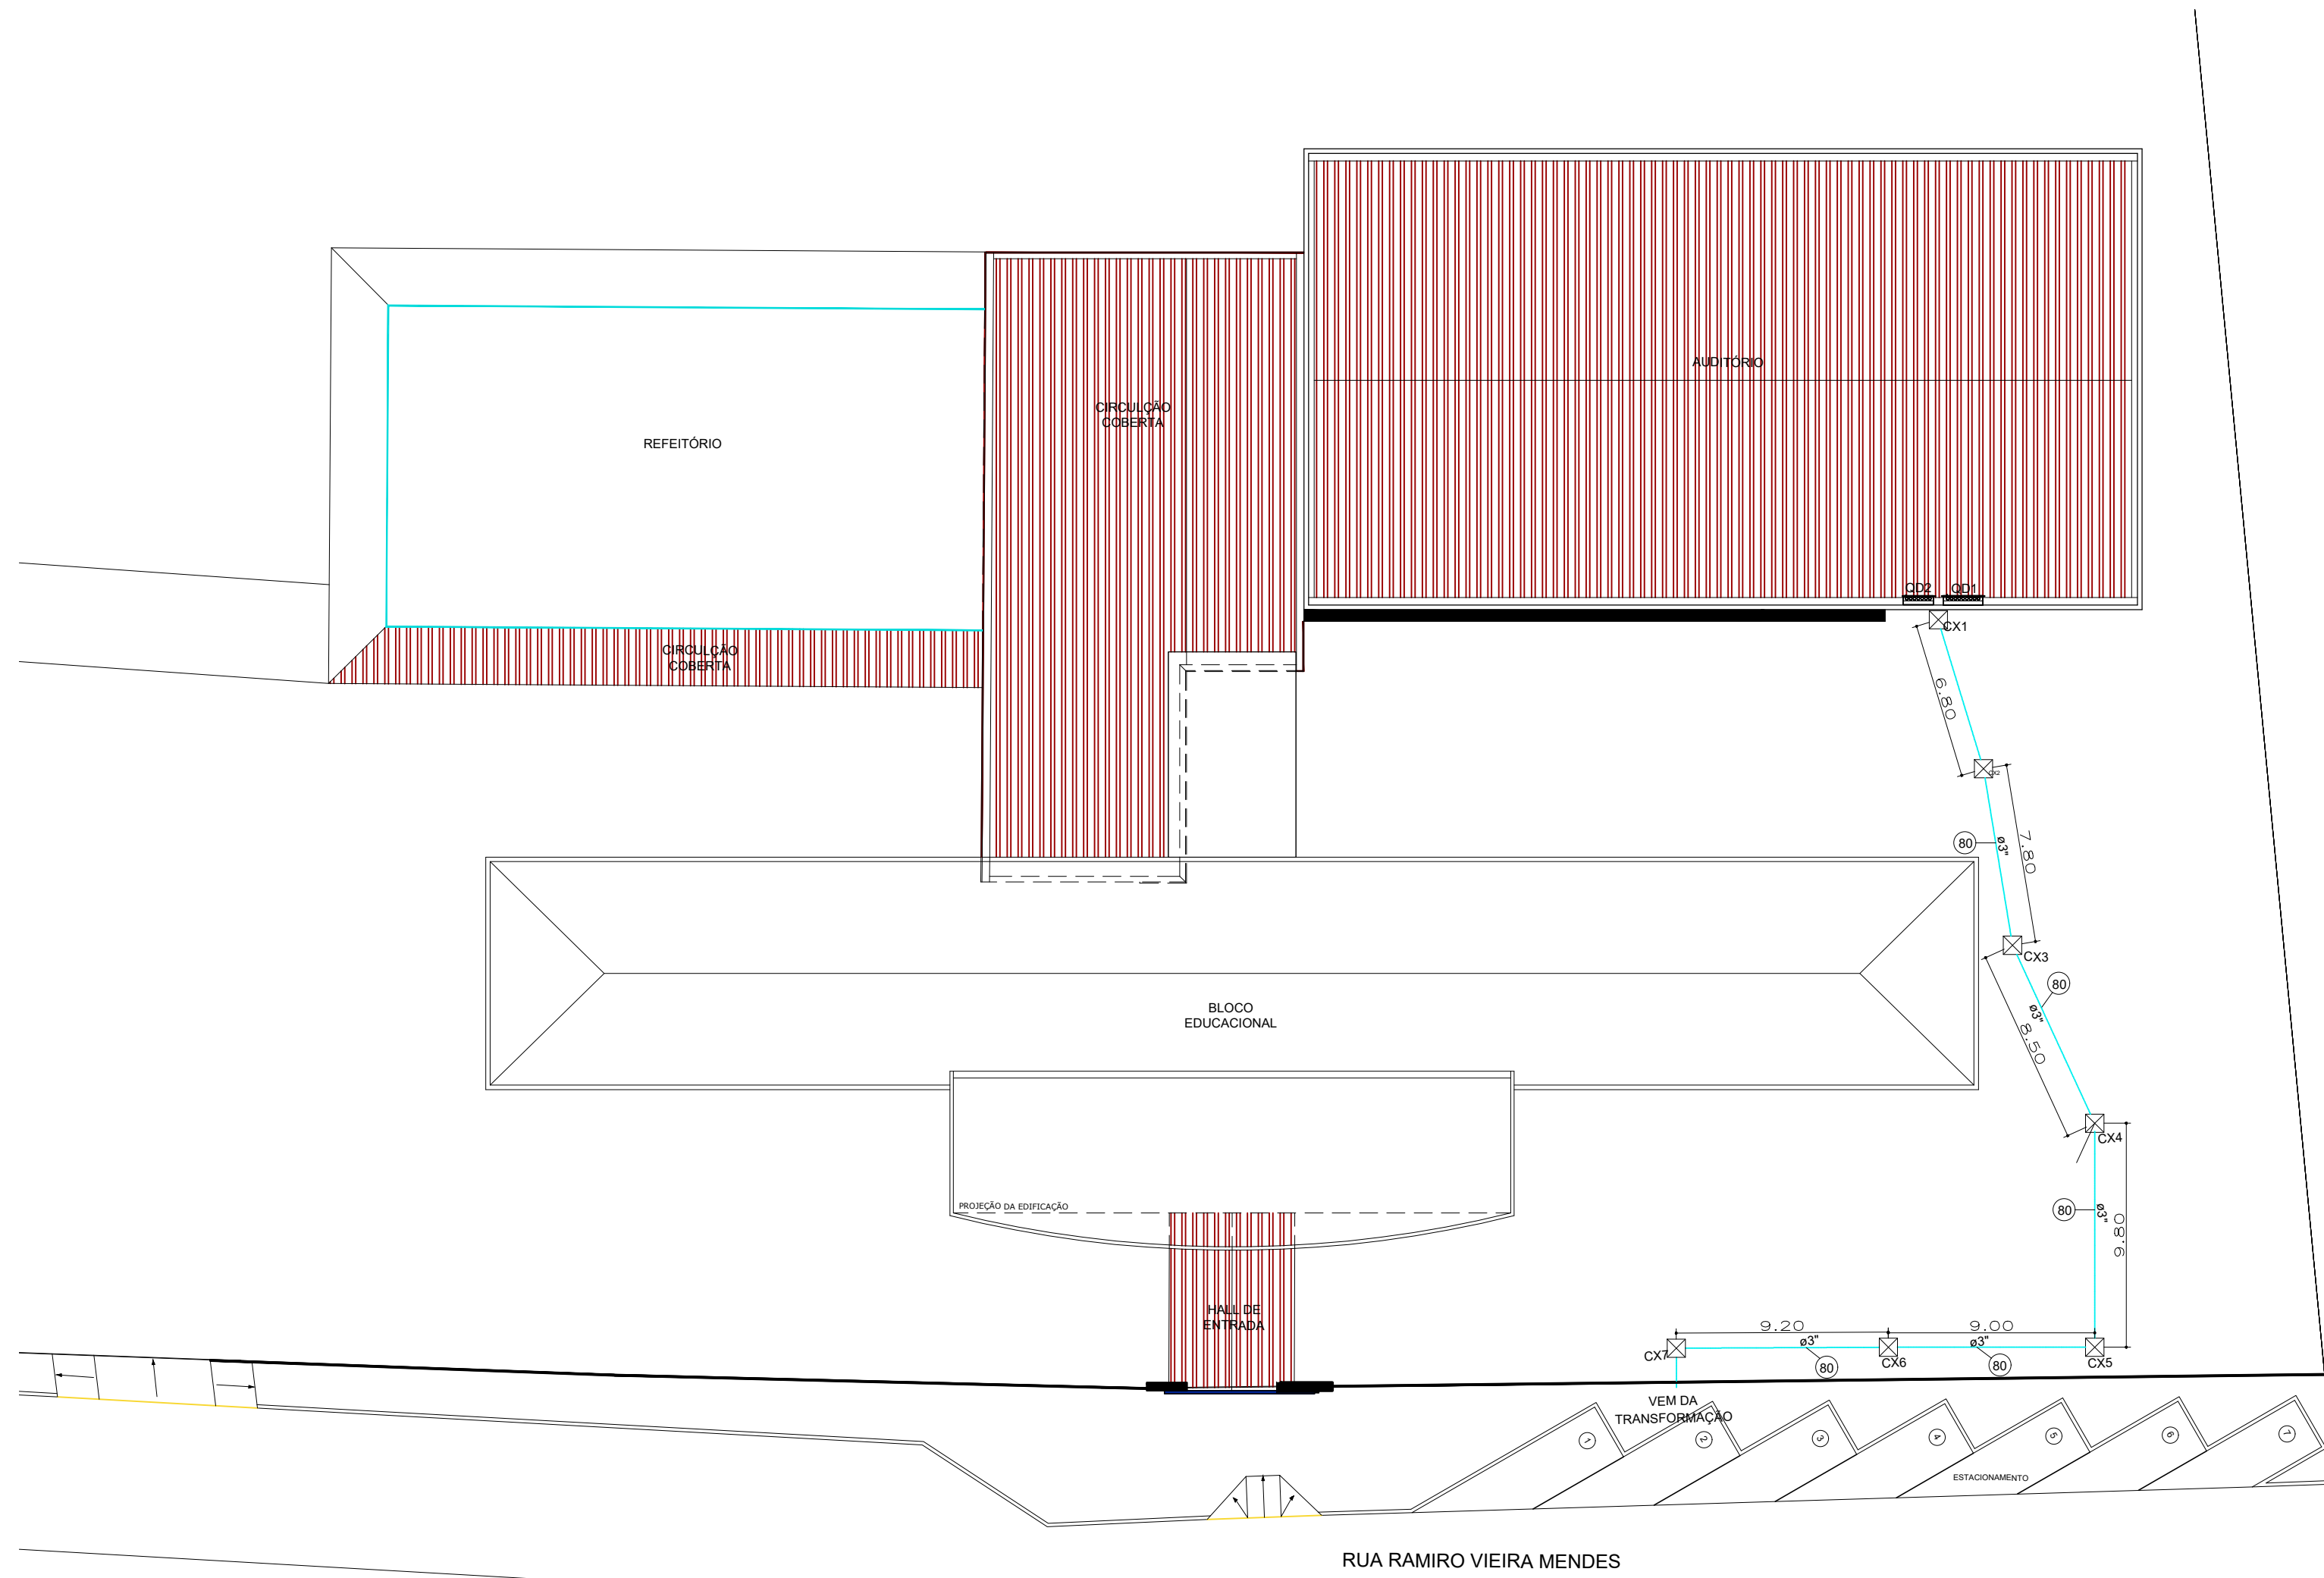

INSTALAÇÕES ELÉTRICAS
PLANTA BAIXA - IMPLANTAÇÃO
ESCALA 1:100

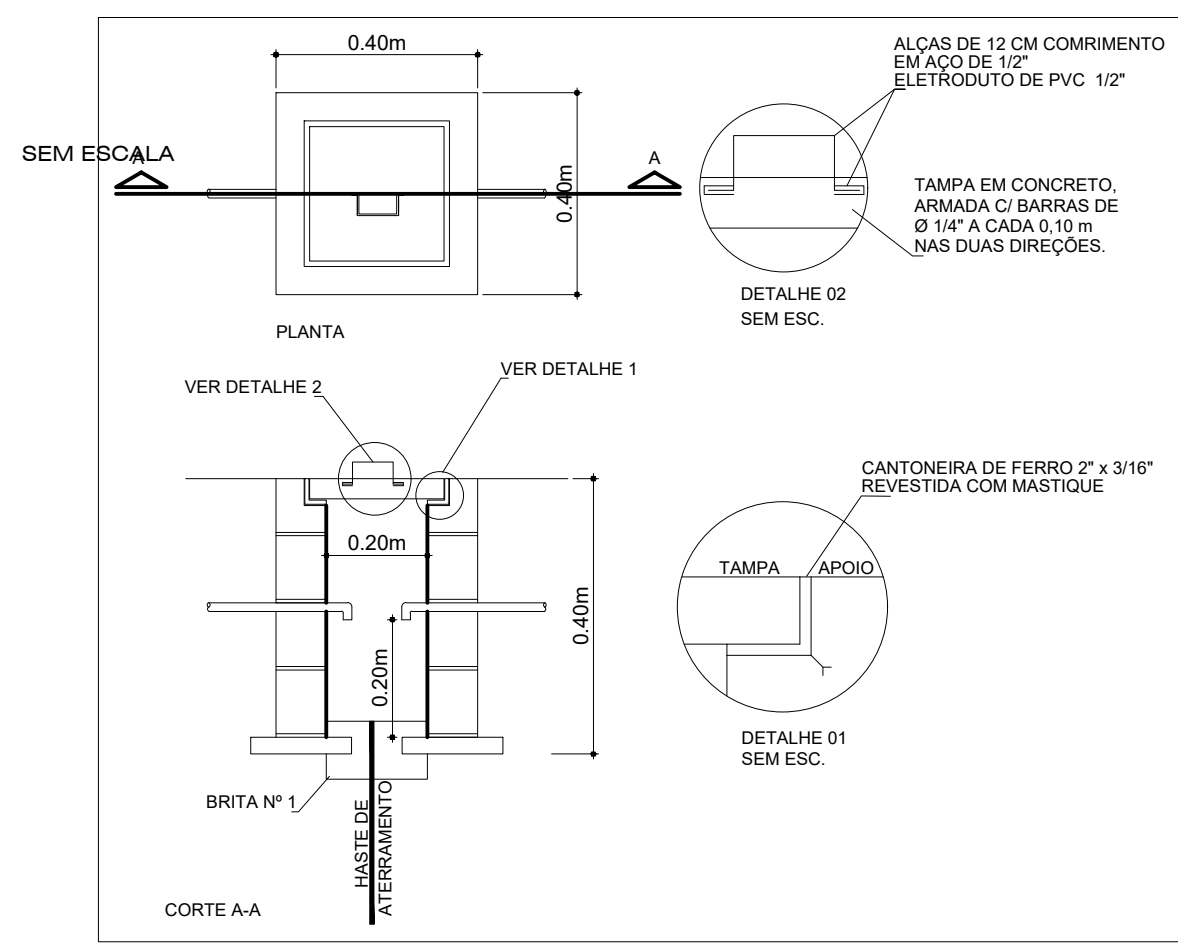

INSTALAÇÕES ELÉTRICAS
DETALHE - CAIXA ENTERRADA
SEM ESCALA

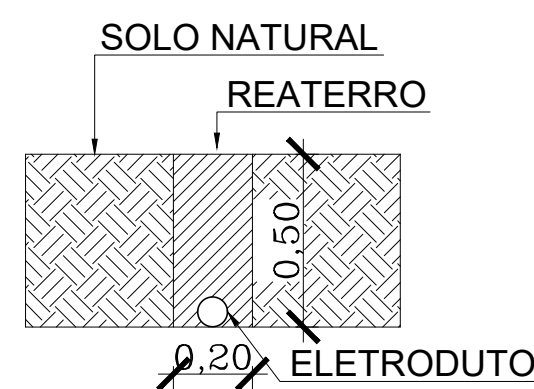

INSTALAÇÕES ELÉTRICAS
DETALHE - VALETA DE TUBULAÇÃO
SEM ESCALA

Legenda de Fiação	
QD1	QD2
35	16 35 16

Legenda de condutos
Piso

Legenda
Instalações elétricas a executar
Caixa de passagem

Lista de materiais - Implantação	
Elétrica	
Cabo Unipolar (cobre)	
Isol PVC - 0,6/1kV	101.87 m
16 mm²	407.48 m
35 mm²	
Caixa de passagem - embutir	
Alvenaria 400x400x400mm	7 pc
Tampa 400x400x50mm	7 pc
Eletroduto PVC flexível 3"	50.55 m

Obs.:
Toda fiação não indicada será de 2.5mm
Toda tubulação não indicada será de 3/4"

Carimbo	SUOB Fls: _____ Rub: _____
---------	----------------------------------

RBO	DOMMAA	EMISSÃO INICIAL	DESCRIÇÃO
REVISÃO	DATA		

SECRETARIA DE EDUCAÇÃO GOVERNO DO MATO GROSSO	
PROJETO ELÉTRICO	
OBRA:	EDUCACIONAL REFORMA E AMPLIAÇÃO E. E. ARNALDO ESTEVÃO DE FIGUEIREDO
PROPRIETÁRIO:	PREFEITURA MUNICIPAL DE JANGADA
CPFI/CPFA:	JANGADA - MT
ENDEREÇO:	RUA RAMIRO VIEIRA MENDES, Nº 10 - CENTRO
AUTOR DO PROJETO:	ENGº LUIS FELIPE CARVALHO B. LIMA
CREA/CAU:	ENG. CIVIL - 121.023.581-6
RESP. P/ EXECUÇÃO:	
CREA/CAU:	
ESCALA:	ASSUNTO: INSTALAÇÕES ELÉTRICAS
INDICADA	*PLANTA BAIXA - IMPLANTAÇÃO *PLANTA BAIXA - HALL DE ENTRADA *DETALHES
	FOLHA Nº: ELET 01/03

NOME DO ARQUIVO DIGITAL: INSTALAÇÕES ELÉTRICAS.DWG

0 1 2 3 4 5
cm