


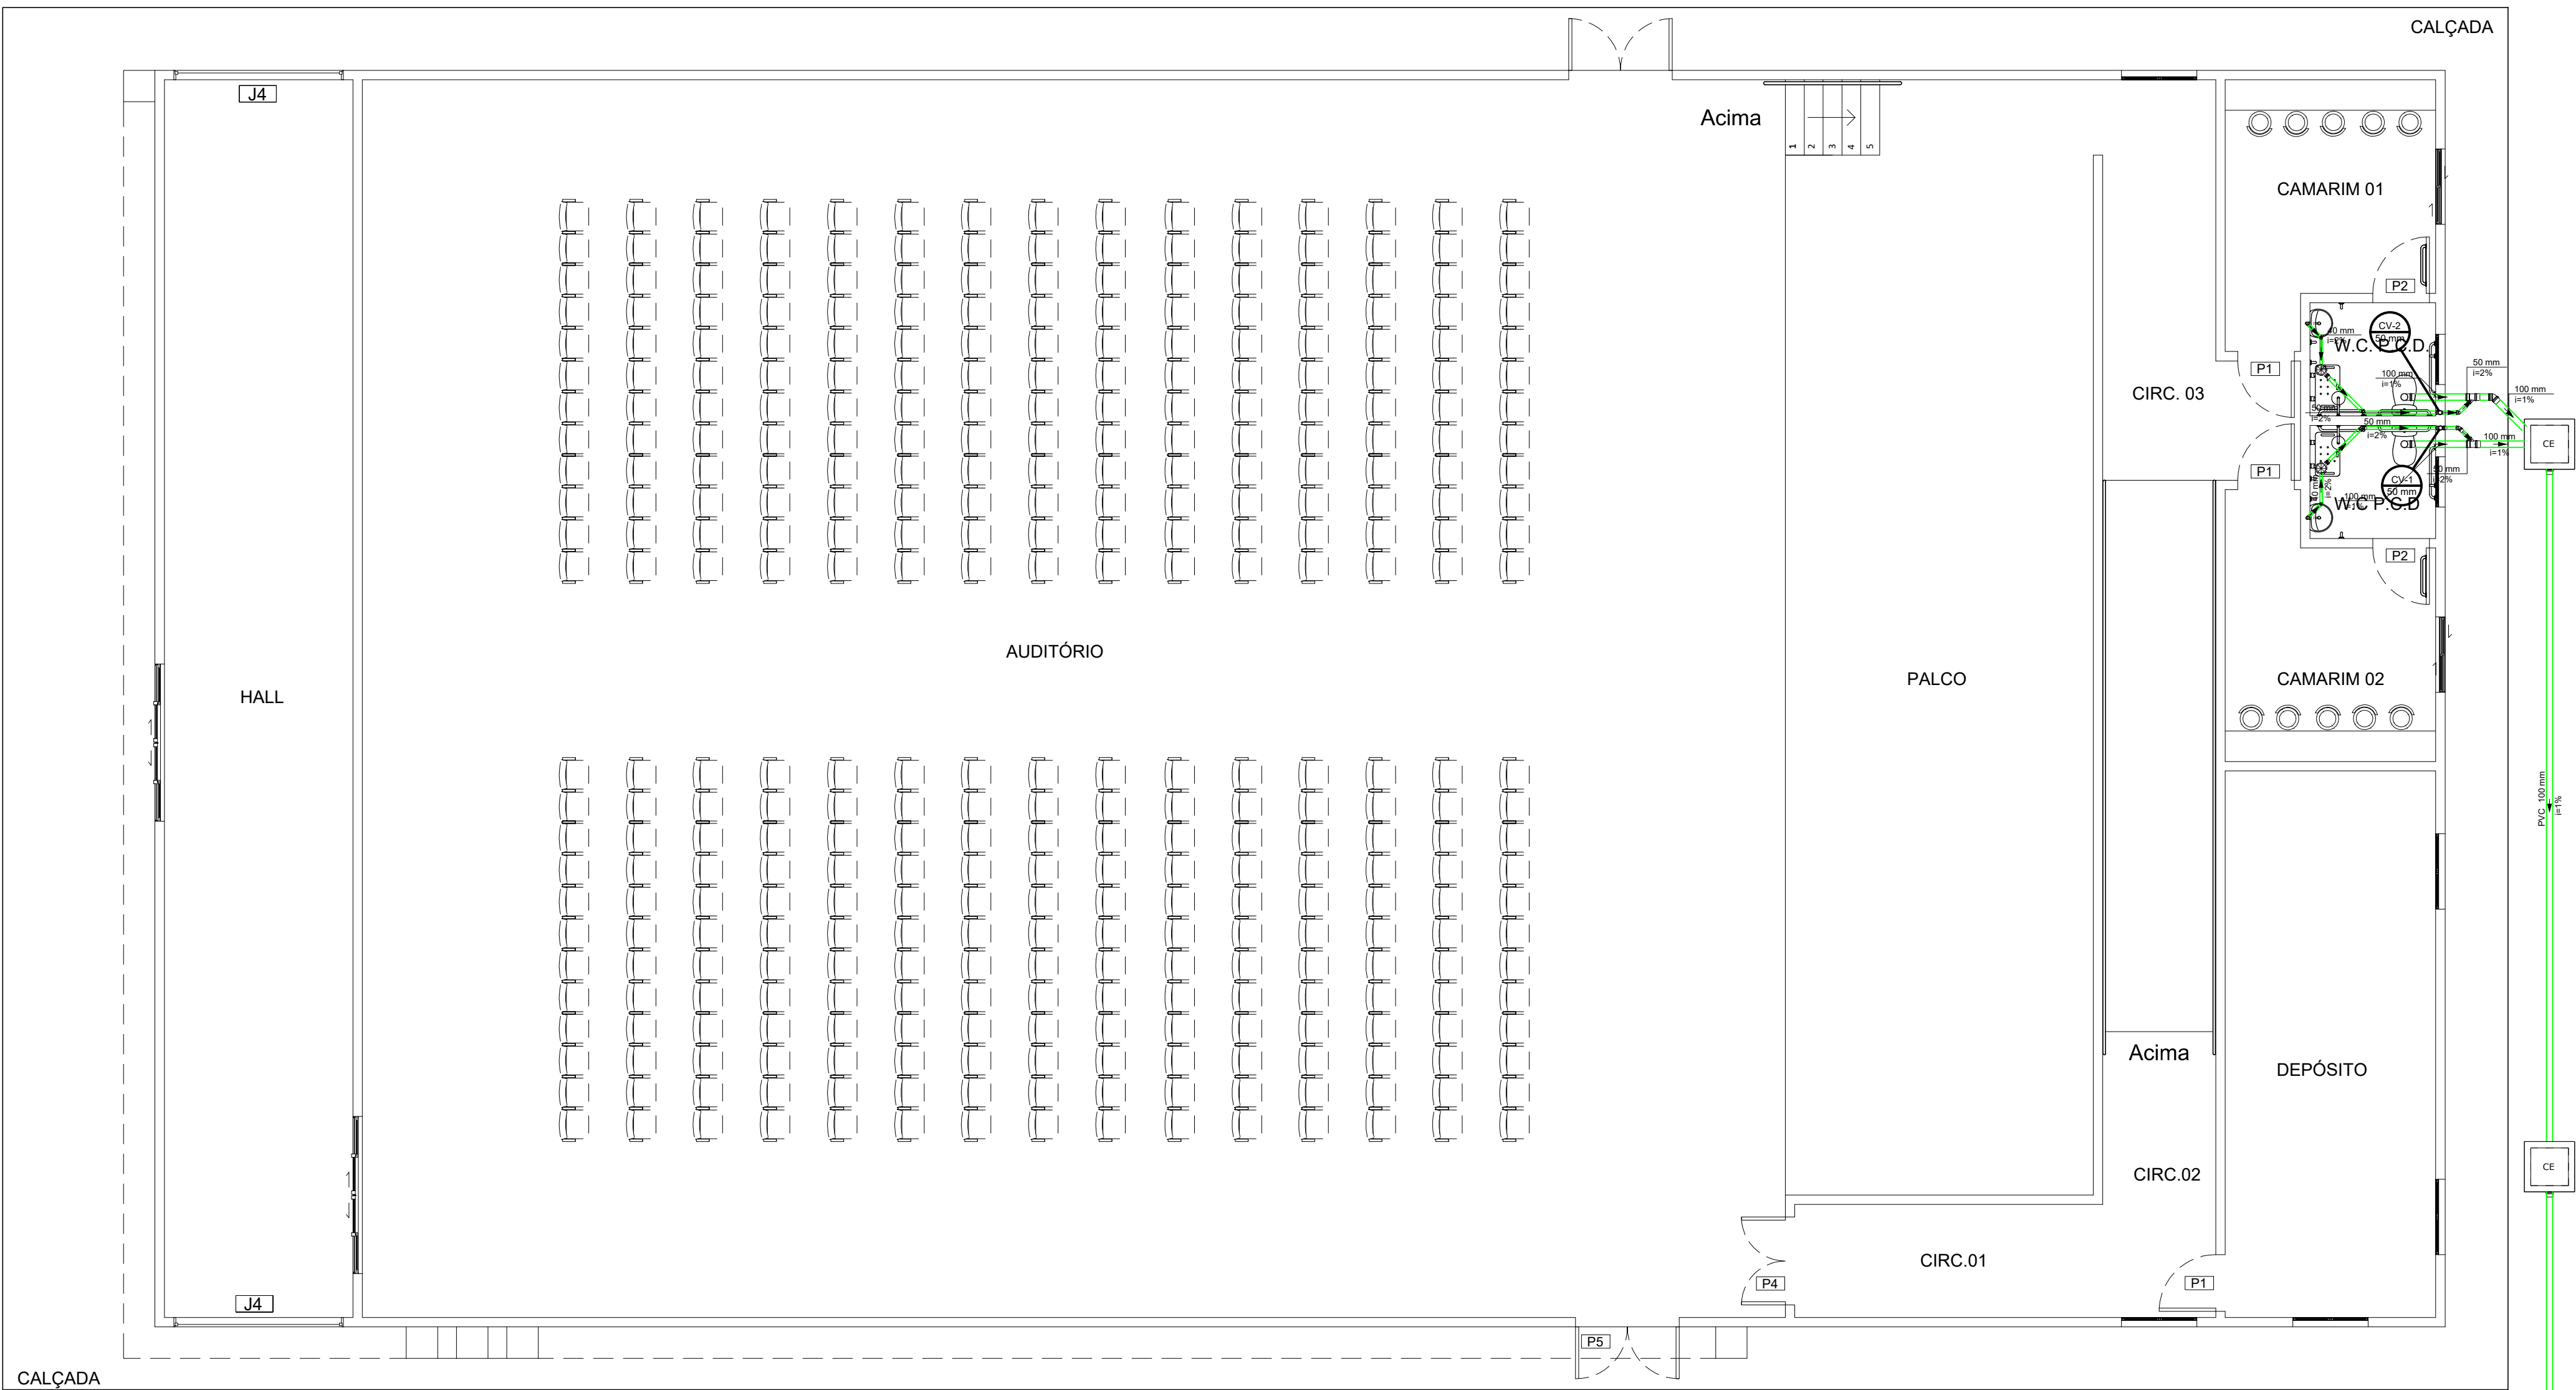


INSTALAÇÕES SANITÁRIAS
PLANTA BAIXA
ESCALA 1/75



Lista de materiais	
Esgoto	
Caixas de Passagem	
Caixa de inspeção esgoto simples CE- 60x60 cm	3 pç
PVC Acessórios	
Caixa sifonada 150x150x50	2 pç
PVC Esgoto	
Curva 90 curta 100 mm	2 pç
40 mm	2 pç
Joelho 45 100 mm	1 pç
40 mm	2 pç
50 mm	4 pç
Joelho 90 100 mm	1 pç
Joelho 90 c/anel p/ esgoto secundário 40 mm - 1.1/2"	2 pç
Junção simples 100 mm - 50 mm	2 pç
Luva simples 100 mm	2 pç
Tubo PVC ponta-bolsa c/ virola 100 mm - 4"	29.95 m
50 mm - 2"	4.88 m
40 mm	2.73 m
Ventilação	
PVC Esgoto	
Terminal de ventilação 50 mm	2 pç
Tubo rígido c/ ponta lisa 50 mm - 2"	8 m
Tê sanitário 50 mm - 50 mm	2 pç

Legenda	
Caixa Sifonada	
CE	Caixas Inspeção Esgoto Simples
45	Joelho 45
↓	Junção simples
45	Lavatório Residencial com sifão
45	Te sanitário- superior
○	Terminal de ventilação- coluna
○	Vaso Sanitário c/ curva 90°

Legenda de condutos	
	Esgoto
	Ventilação

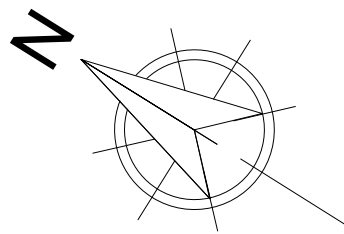

PVC 100 mm
1%
INTERLIGAR COM FOSSA EXISTENTE

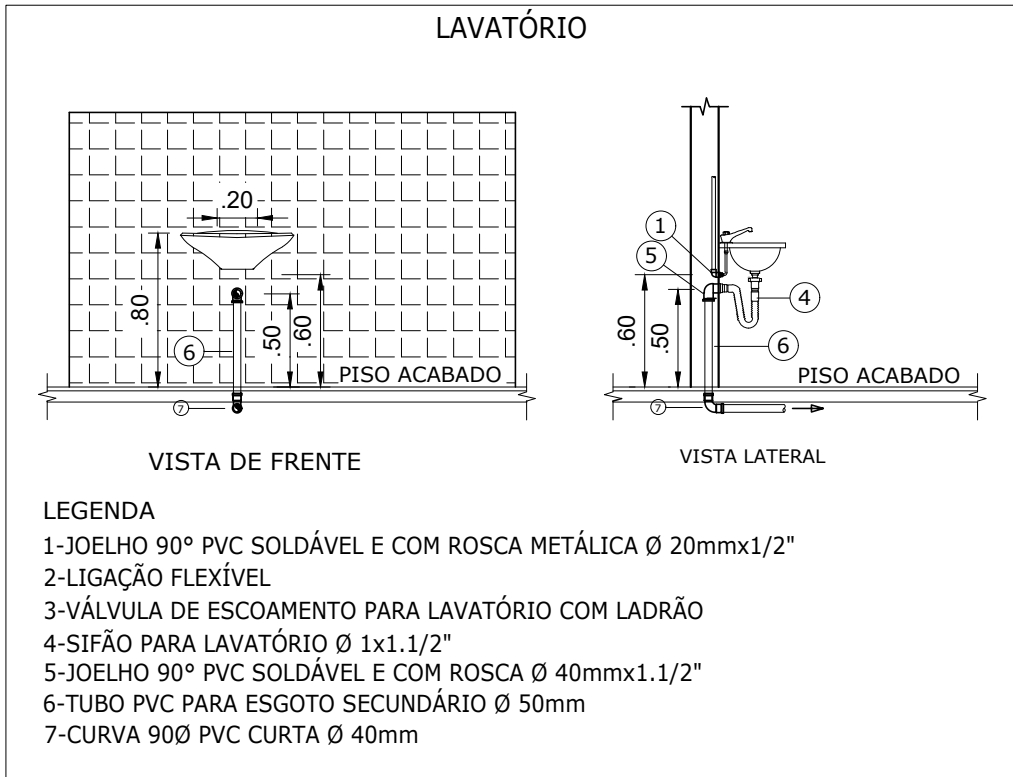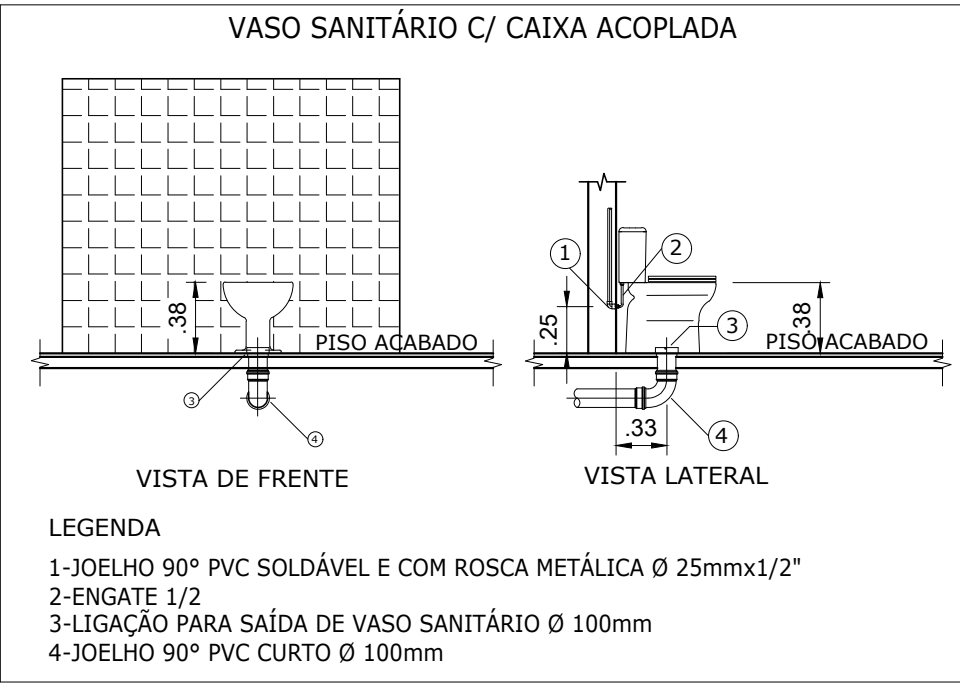

DETALHAMENTO
INSTALAÇÕES DE APARELHOS
ESCALA 1/40

Obs.:
-TODAS AS COTAS APRESENTADAS NO PROJETO ESTÃO EM METROS
-INCLINAÇÃO INTERNA= 2%
-INCLINAÇÃO EXTERNA=1%

CARIMBO		SUOB
		Fls: _____
		Rub: _____

R00	DD/MMAA	EMIÇÃO INICIAL
REVISÃO	DATA	DESCRIÇÃO

SEDUC Secretaria de Educação Governo de Mato Grosso PROJETO SANITÁRIO		
OBRA: EDUCACIONAL REFORMA E AMPLIAÇÃO E. E. ARNALDO ESTEVÃO DE FIGUEIREDO		
PROPRIETÁRIO: CPF/ CNPJ:	PREFEITURA MUNICIPAL DE JANGADA JANGADA - MT	
ENDEREÇO:	RUA RAMIRO VIEIRA MENDES, Nº 10 - CENTRO	
AUTOR DO PROJETO: CREA/ CAU:	ENGº LUIS FELIPE CARVALHO B. LIMA ENG. CIVIL - 121.523.583-6	
RESP. P/ EXECUÇÃO: CREA/ CAU:		
ESCALA: INDICADA	ASSUNTO: INSTALAÇÕES SANITÁRIAS * PLANTA BAIXA * DETALHE - INSTALAÇÃO DE APRAELHOS	FOLHA Nº: SAN 01/01
NOME DO ARQUIVO DIGITAL: INSTALAÇÕES SANITÁRIAS.dwg		