




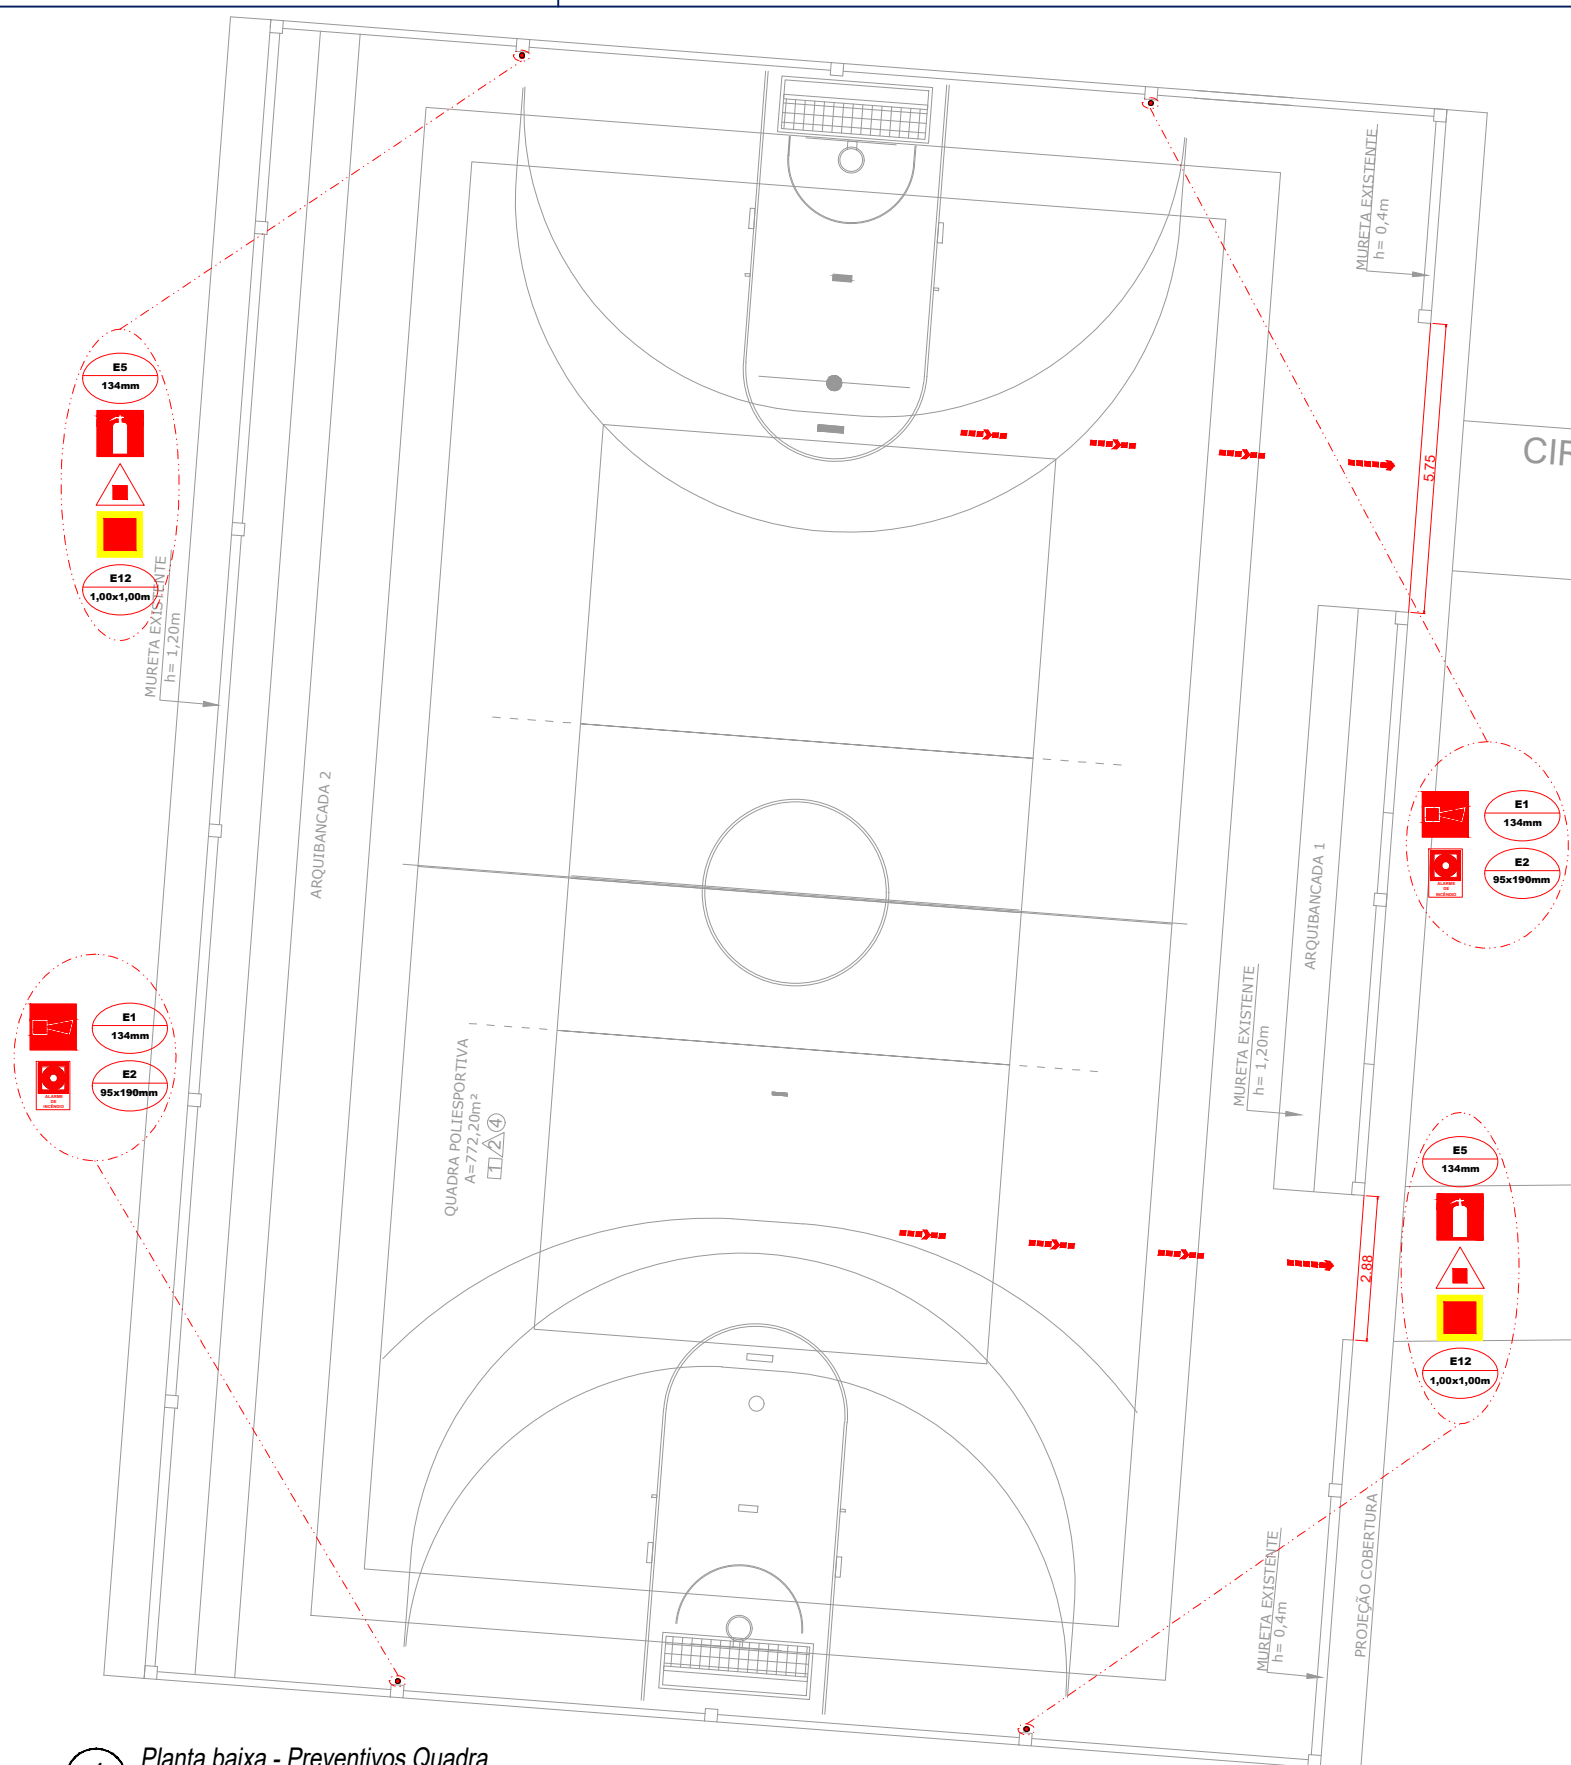

1 Planta baixa - Preventivos Quadra
ESCALA: 1:150

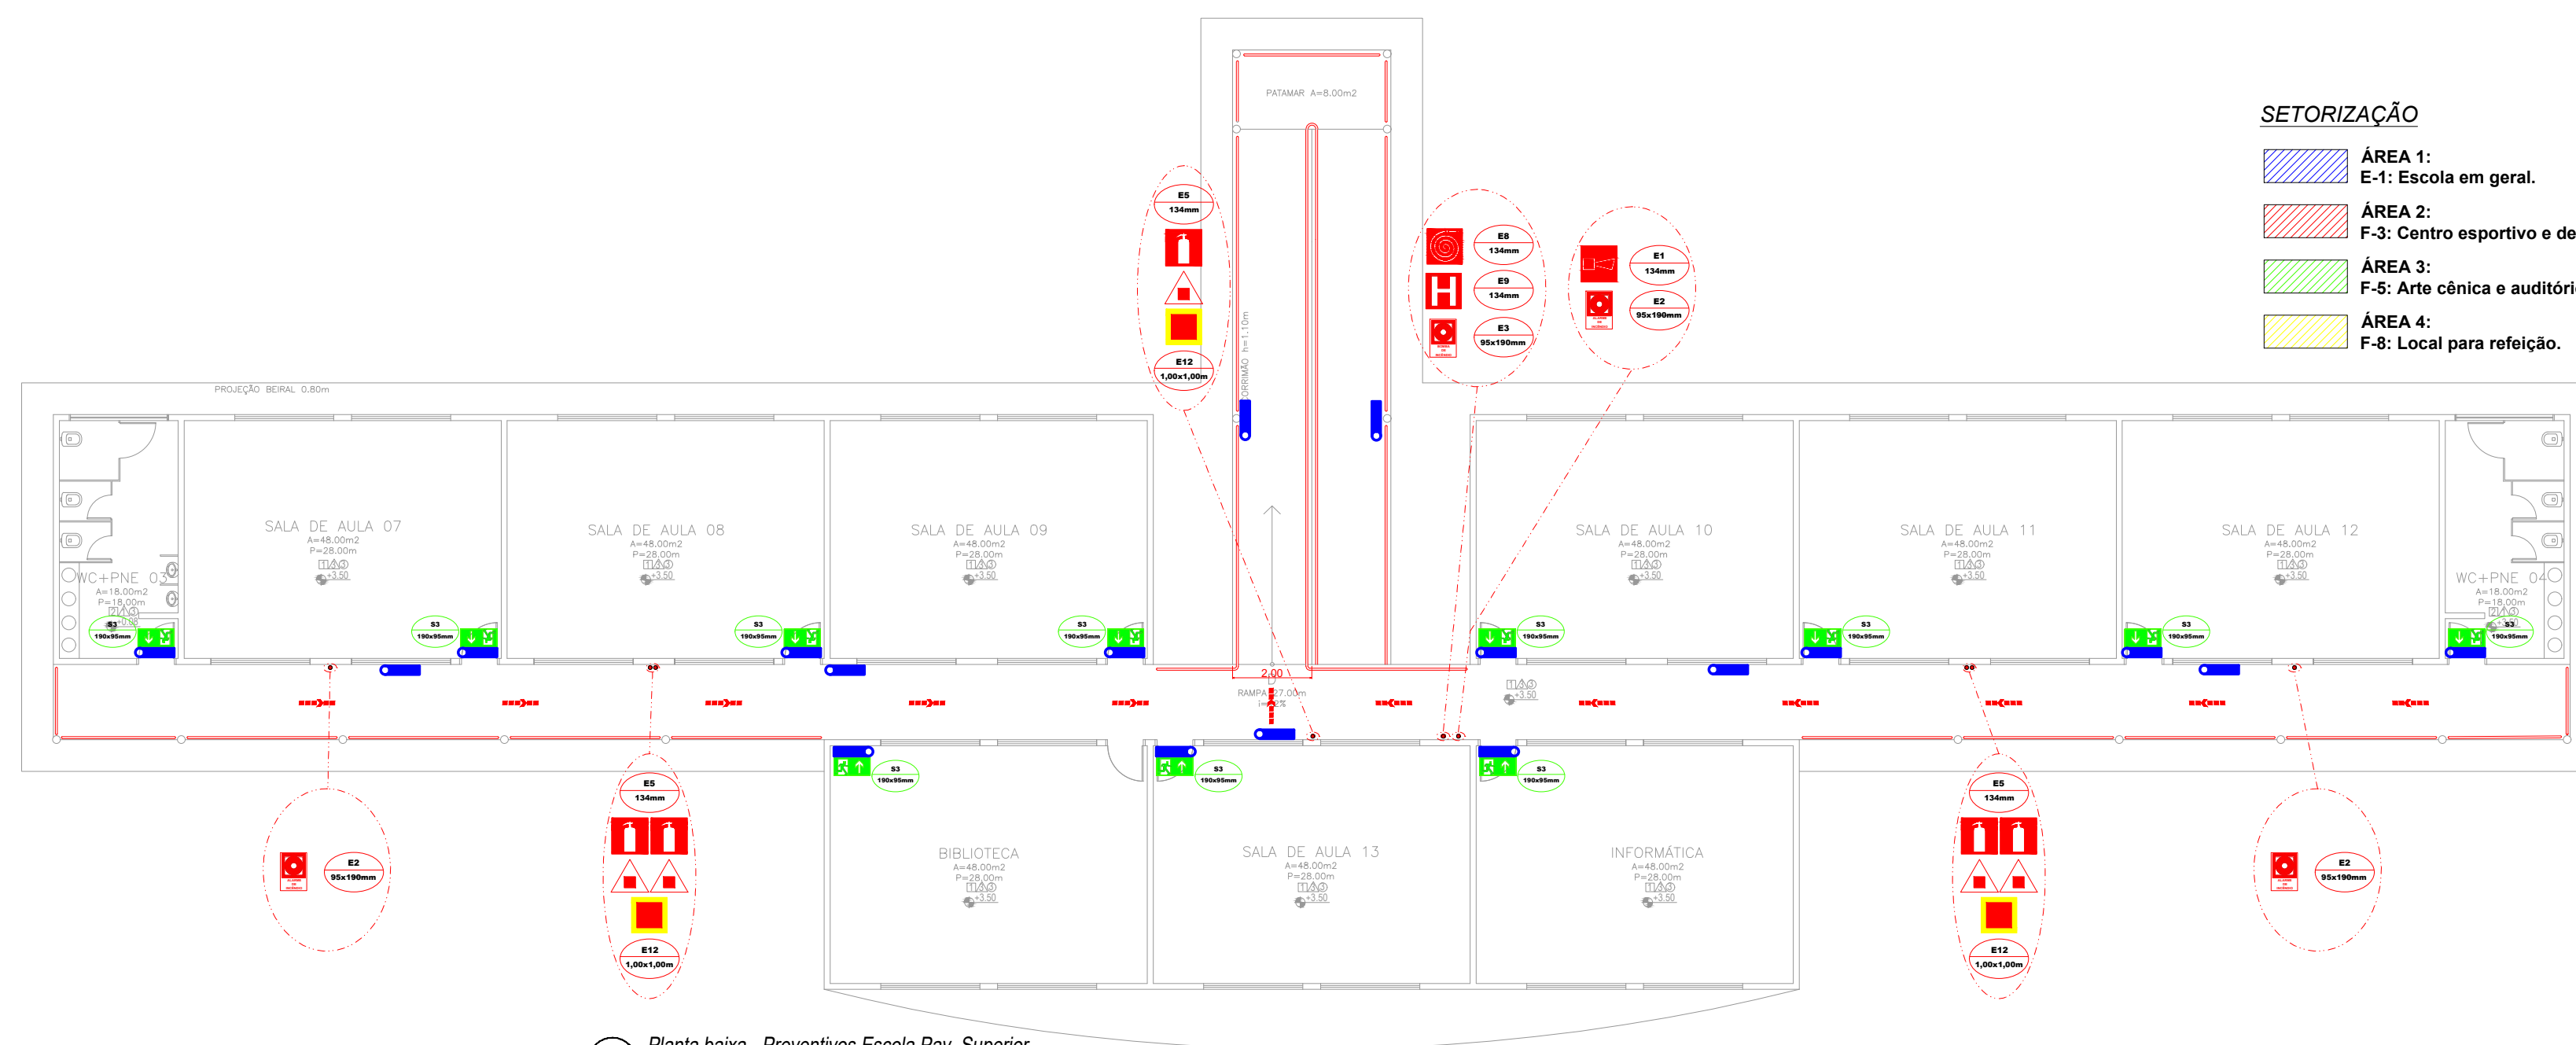

2 Planta baixa - Preventivos Escola Pav. Superior
ESCALA: 1:150

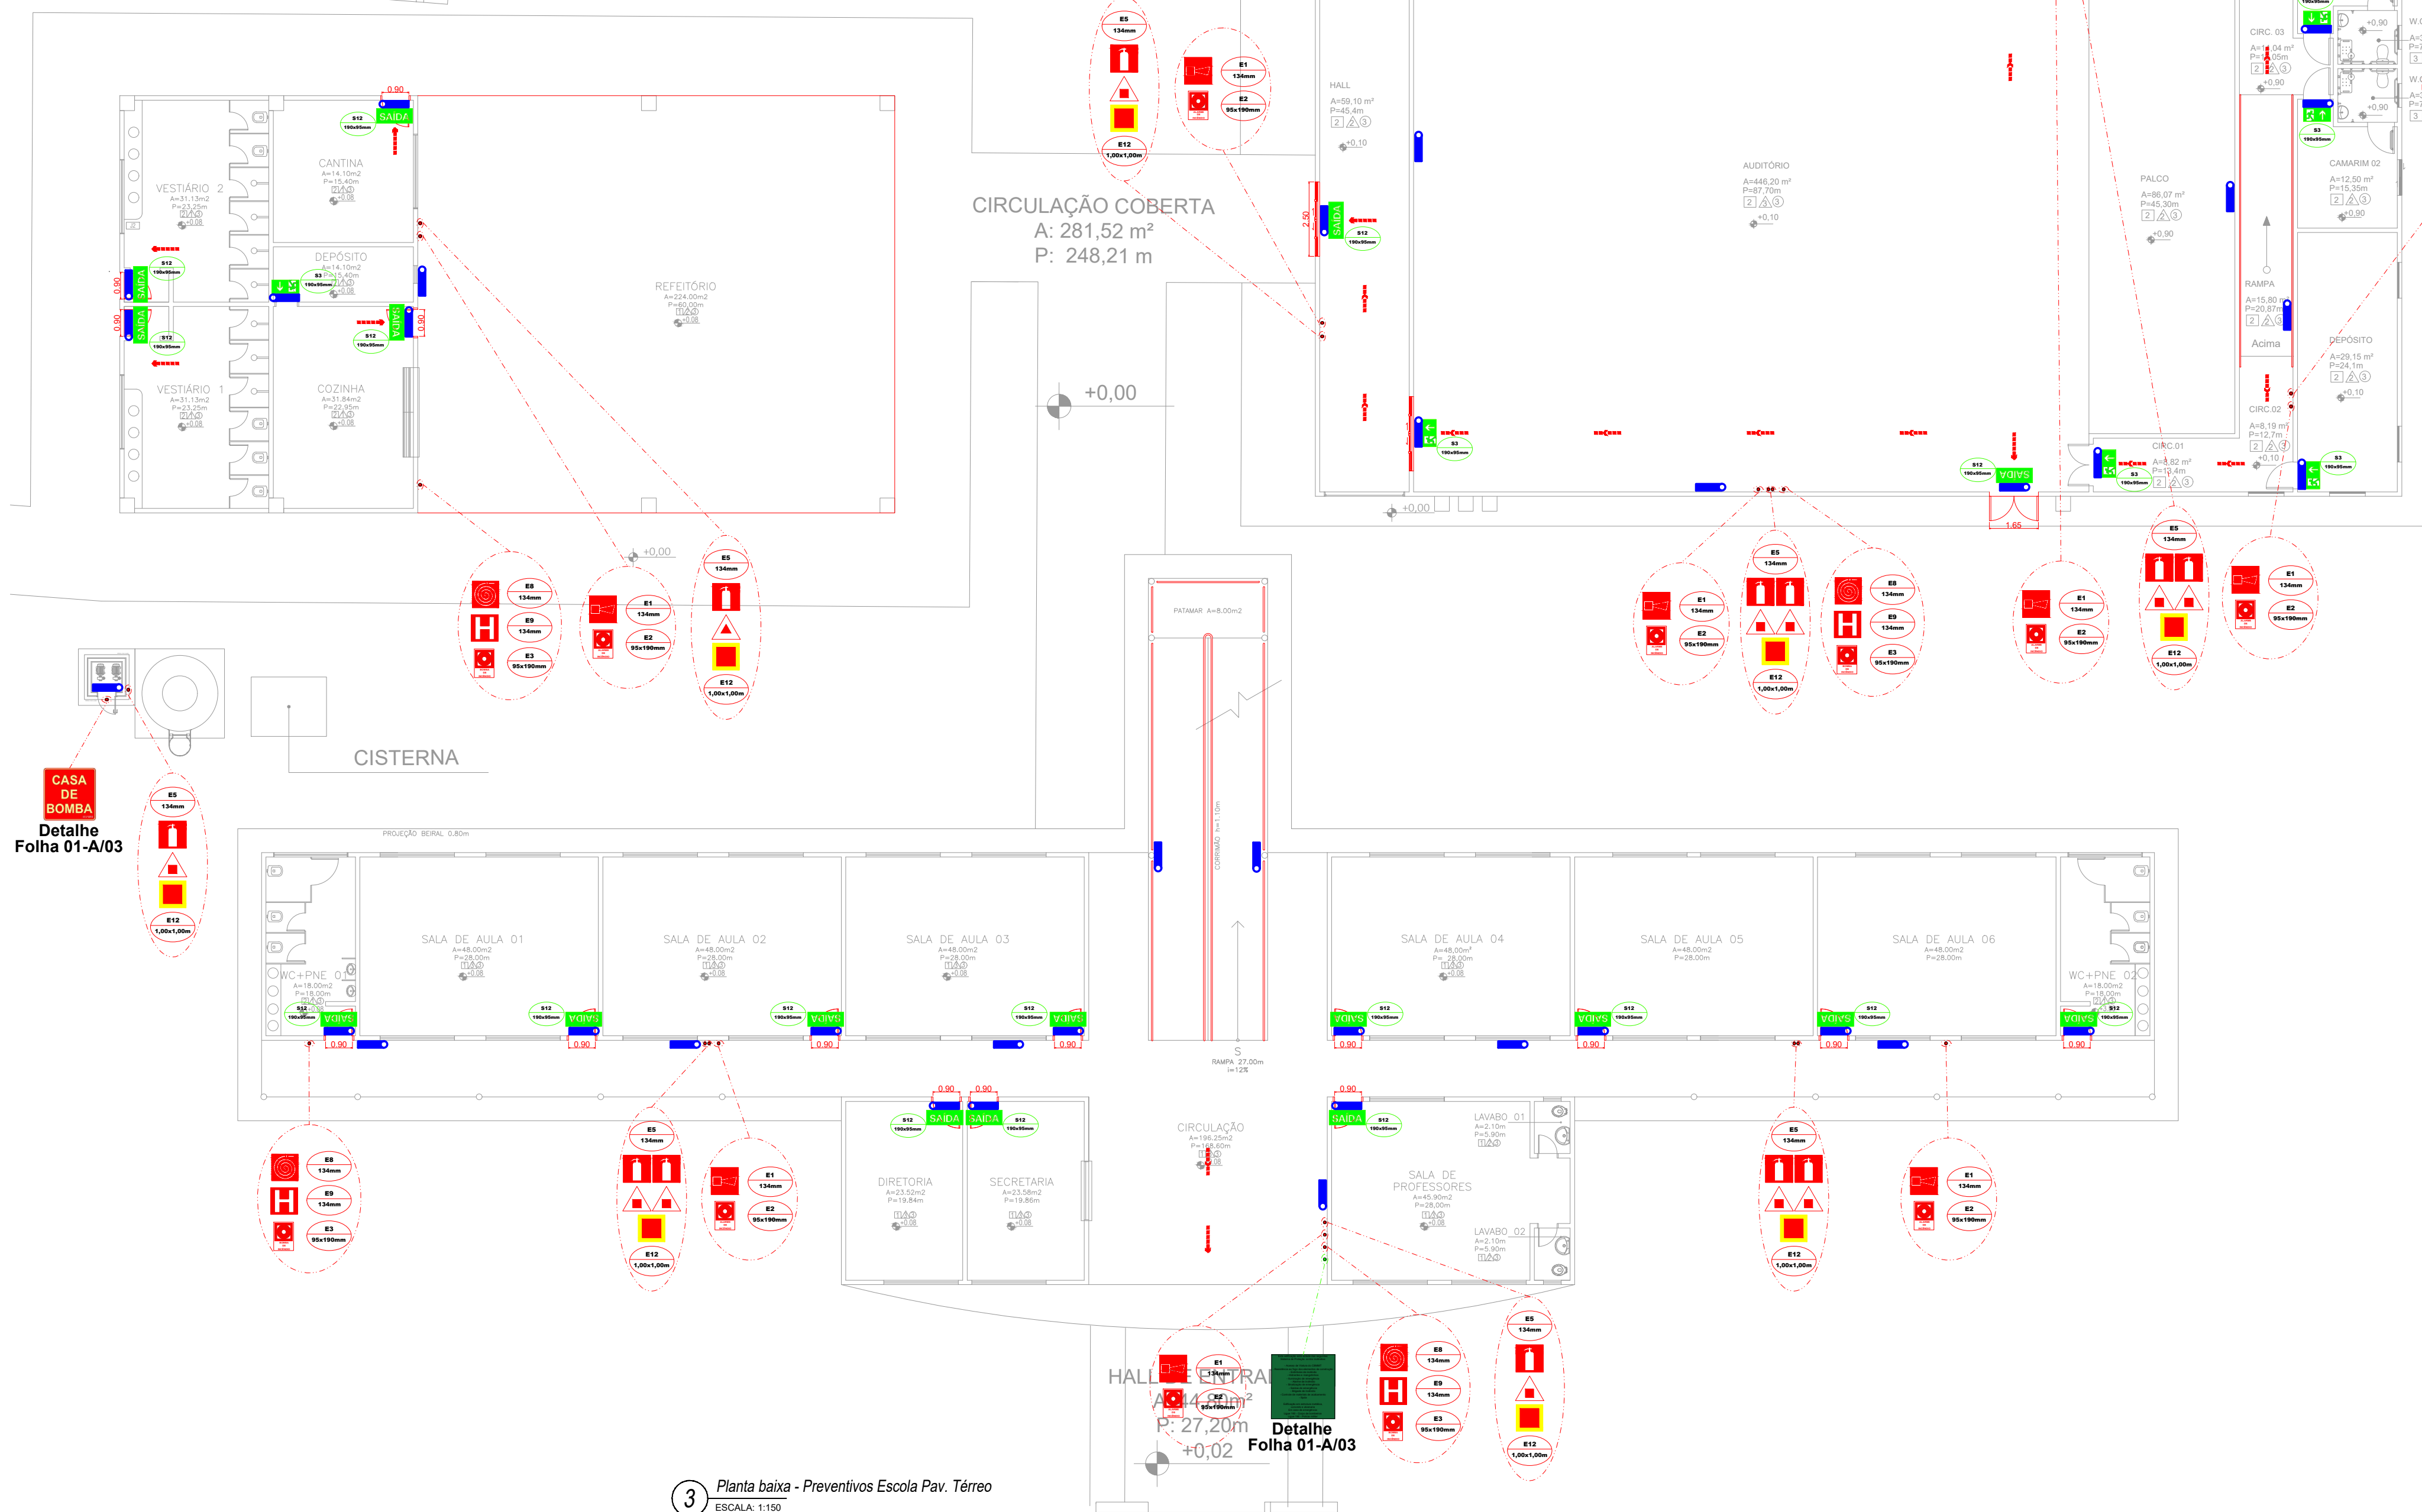

3 Planta baixa - Preventivos Escola Pav. Térreo
ESCALA: 1:150

SETORIZAÇÃO

- ÁREA 1: E-1: Escola em geral.
- ÁREA 2: F-3: Centro esportivo e de exibição.
- ÁREA 3: F-5: Arte cênica e auditório.
- ÁREA 4: F-8: Local para refeição.



LEGENDA DE SINALIZAÇÃO

Dimensões para distância máxima de visibilidade = 6,00m

		QTD.
	S2 190x95mm	01
	S3 190x95mm	17
	S12 190x95mm	18
	E1 134mm	13
	E2 95x190mm	15
	E3 95x190mm	05
	E5 134mm	20
	E8 134mm	05
	E9 134mm	05
	E12 1,00x1,00m	14
	E11 134mm	01

LEGENDA - Símbolos gráficos para projeto

	QTD.
	01
	19
	58
	00
	00

Espaço reservado para uso do CBM/MT:

PROJETO DE SEGURANÇA CONTRA INCÊNDIO E PÂNICO

(X) NOVO () ATUALIZAÇÃO DO PSCIP N°: () SUBSTITUIÇÃO DO PSCIP N°:

ASSOCIAÇÃO MATO-GROSSENSE DOS MUNICÍPIOS
COORDENAÇÃO DE PROJETOS
SITE: www.amm.org.br
E-MAIL: centraldeprojetosamm@gmail.com
ADM. NEURILAN FRAGA

CENTRAL DE PROJETOS
Agap

TÍTULO DO DESENHO:
SAÍDAS DE EMERGÊNCIA, EXTINTORES, SINALIZAÇÃO DE EMERGÊNCIA, ILUMINAÇÃO DE EMERGÊNCIA, HIDRANTES E MANGOTINHOS, ALARME DE INCÊNDIO.

OCUPAÇÃO:
EDUCACIONAL E CULTURA FÍSICA, DIVISÃO: E-1, ESCOLA EM GERAL.

RAZÃO SOCIAL:
PREFEITURA MUNICIPAL DE JANGADA

NOME FANTASIA:
ESCOLA ESTADUAL ARNALDO ESTEVAO DE FIGUEIREDO

CNPJ:
24.772.147/0001-68

ENDEREÇO:
RUA RAMIRO VIEIRA MENDES, Nº 10, CENTRO, JANGADA-MT

RESPONSÁVEL TÉCNICO:

VIVIAN M. DRUMMOND PINHEIRO TEIXEIRA
Eng. Civil/Seg. do Trabalho
CREA: 1215067275

DATA DE ENTREGA:
24/02/2022

ESCALA:
INDICADA

REVISÃO:
1º - 00/00/0000

PRANCHA:
INC 03-B
03