



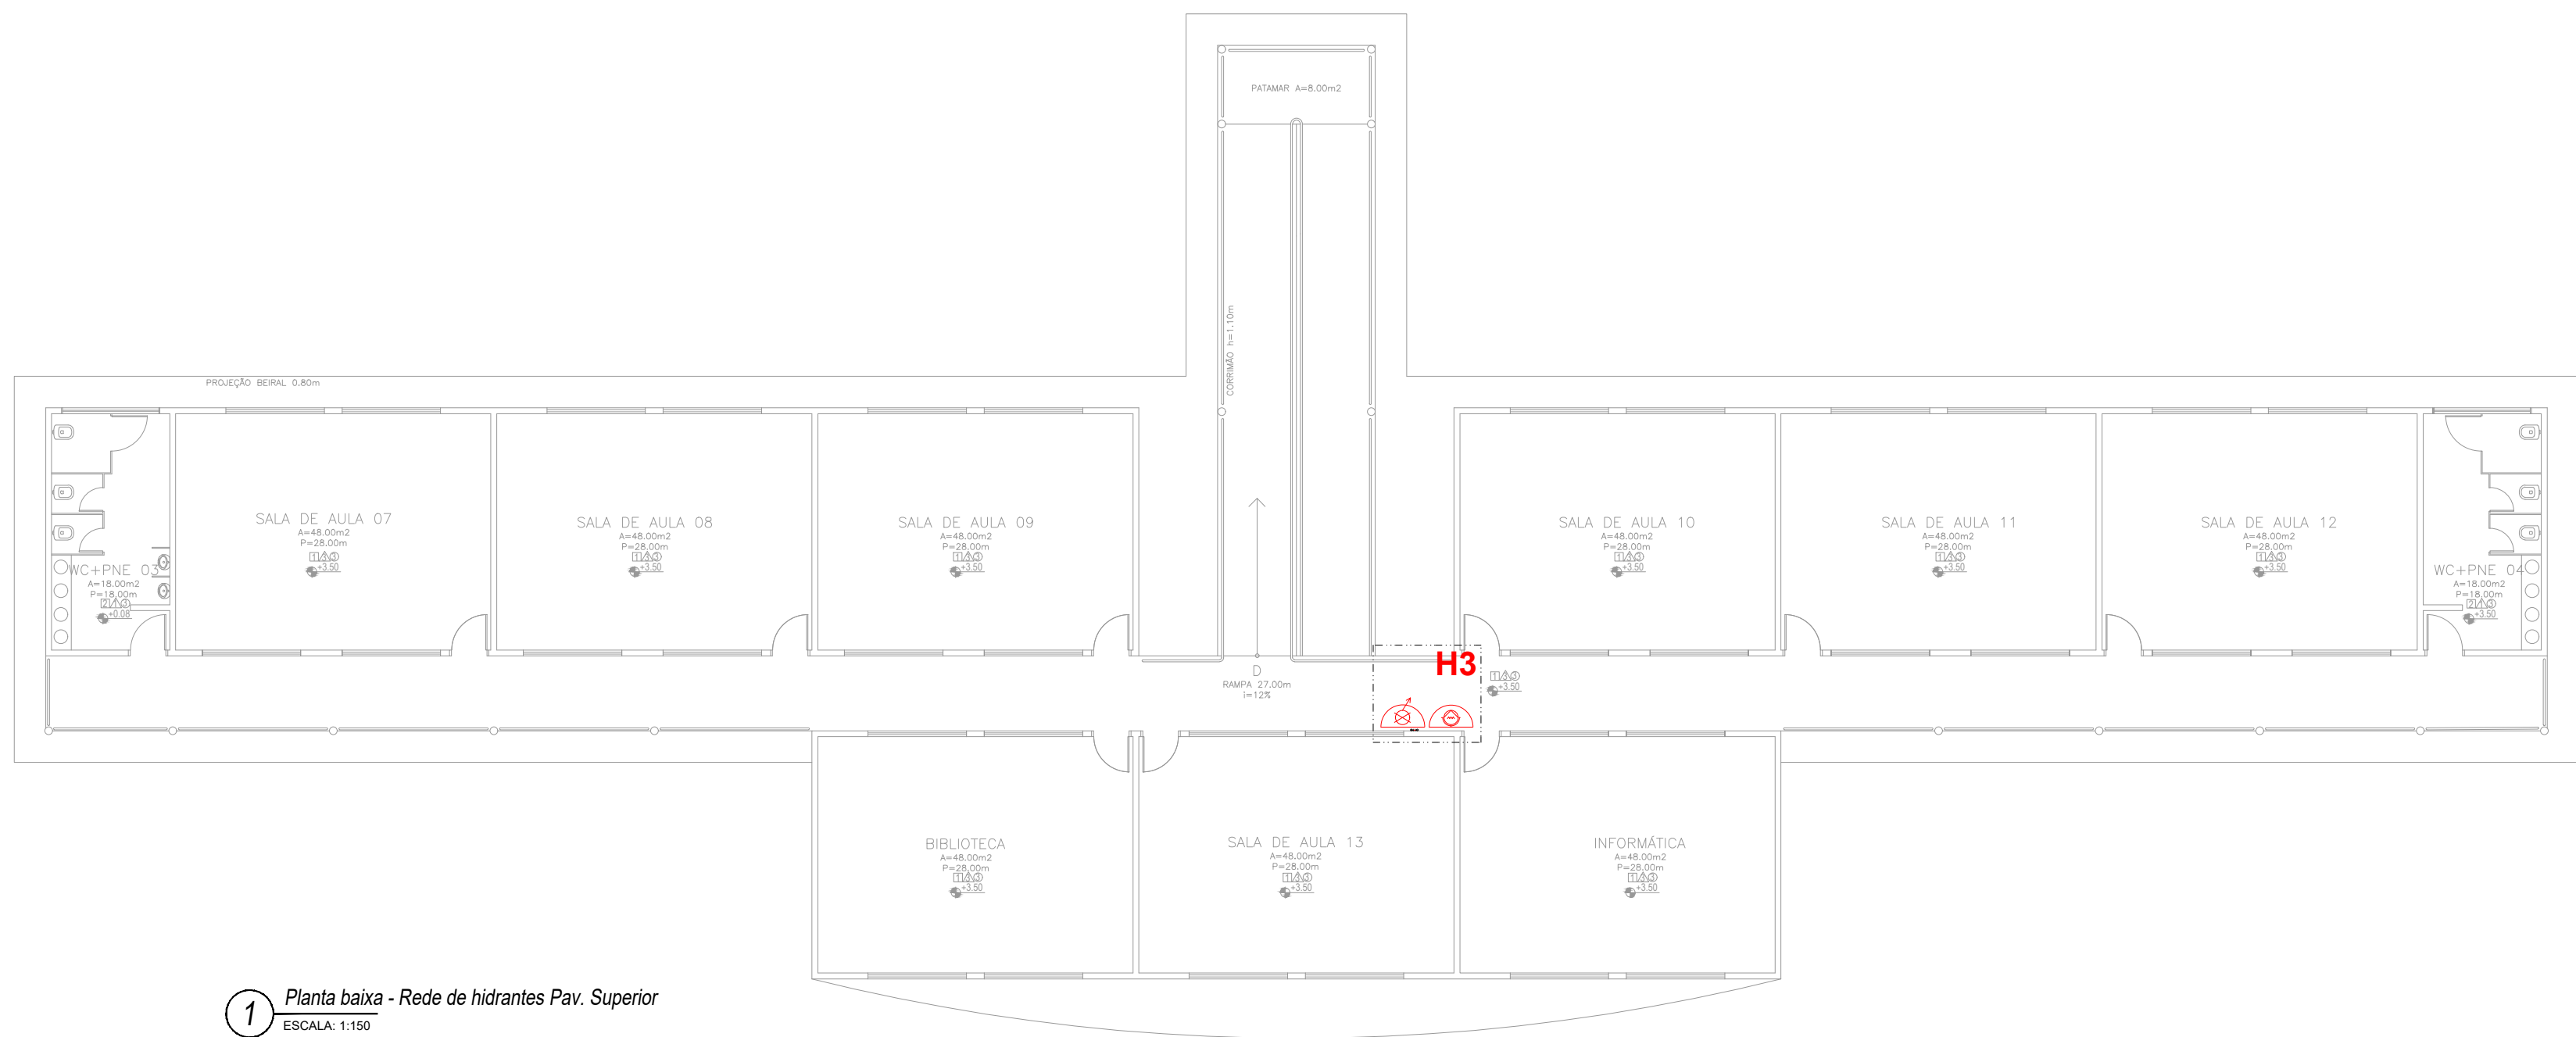

1 Planta baixa - Rede de hidrantes Pav. Superior
ESCALA: 1:150

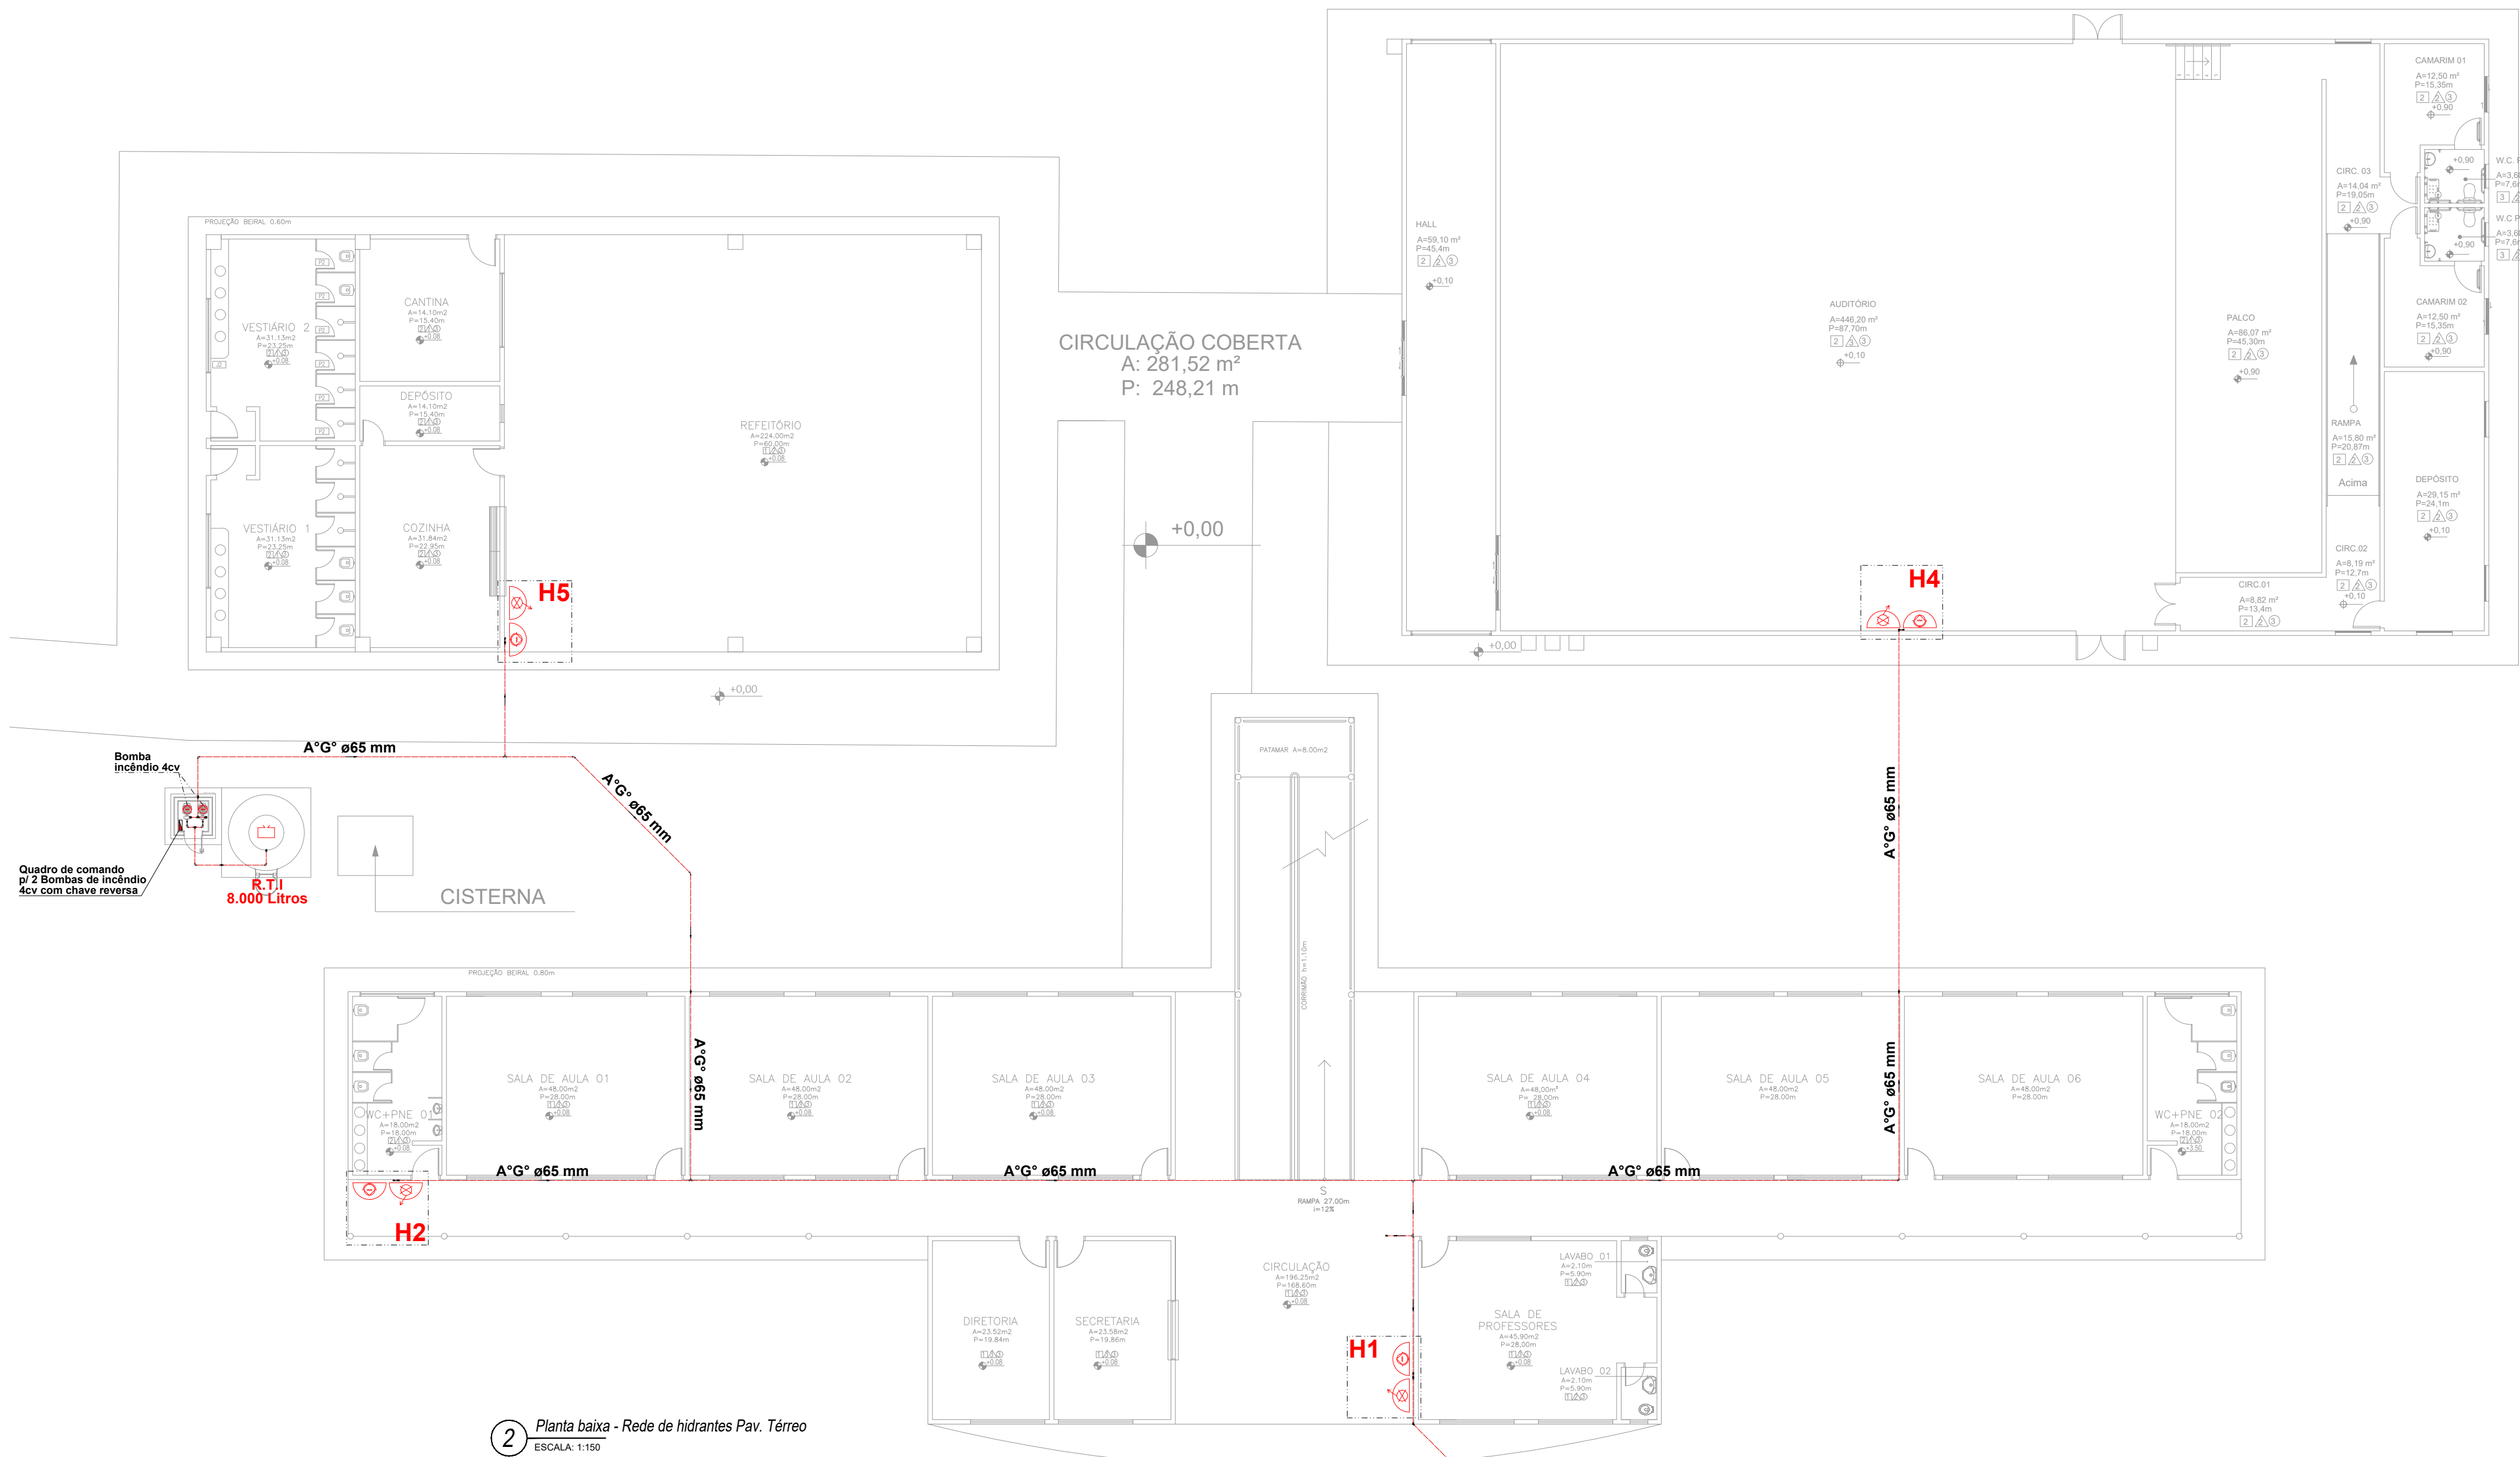

2 Planta baixa - Rede de hidrantes Pav. Térreo
ESCALA: 1:150

LEGENDA - Símbolos gráficos para projeto		QTD.
	HIDRANTE SIMPLES	05
	ACIONADOR DE BOMBA DE INCÊNDIO (BOTOEIRA LIGA E DESLIGA)	05
	TUBULAÇÃO DE REDE DE HIDRANTES	155,00m
	REGISTRO DE RECALQUE COM VÁLVULA DE RETENÇÃO	01
	BOMBA DE INCÊNDIO 4.0 CV	02
	RESERVA TÉCNICA PARA INCÊNDIO 8.000 LITROS	01
	QUADRO DE COMANDO P/ BOMBA DE INCÊNDIO 4.0 CV COM CHAVE REVERSA	01

Espaço reservado para uso do CBM/MT:

PROJETO DE SEGURANÇA CONTRA INCÊNDIO E PÂNICO

(X) NOVO () ATUALIZAÇÃO DO PSCIP N°: () SUBSTITUIÇÃO DO PSCIP N°:

ASSOCIAÇÃO MATO-GROSSENSE DOS MUNICÍPIOS
COORDENAÇÃO DE PROJETOS

SITE: www.amm.org.br
E-MAIL: centraldeprojetosamm@gmail.com

ADM. NEURILAN FRAGA

TÍTULO DO DESENHO:
SAÍDAS DE EMERGÊNCIA, EXTINTORES, SINALIZAÇÃO DE EMERGÊNCIA, ILUMINAÇÃO DE EMERGÊNCIA, HIDRANTES E MANGOTINHOS, ALARME DE INCÊNDIO.

OCUPAÇÃO:
EDUCACIONAL E CULTURA FÍSICA, DIVISÃO: E-1, ESCOLA EM GERAL

RAZÃO SOCIAL:
PREFEITURA MUNICIPAL DE JANGADA

NOME FANTASIA:
ESCOLA ESTADUAL ARNALDO ESTEVÃO DE FIGUEIREDO

CNPJ:
24.772.147/0001-68

ENDEREÇO:
RUA RAMIRO VIEIRA MENDES, Nº 10, CENTRO, JANGADA-MT

RESPONSÁVEL TÉCNICO:

VIVIAN M. DRUMMOND PINHEIRO TEIXEIRA
Eng. Civil/Seg. do Trabalho
CREA: 1215067275

DATA DE ENTREGA:
24/02/2022

ESCALA:
INDICADA

REVISÃO:
1º - 00/00/0000

PRANCHA:

INC 03-C
03