




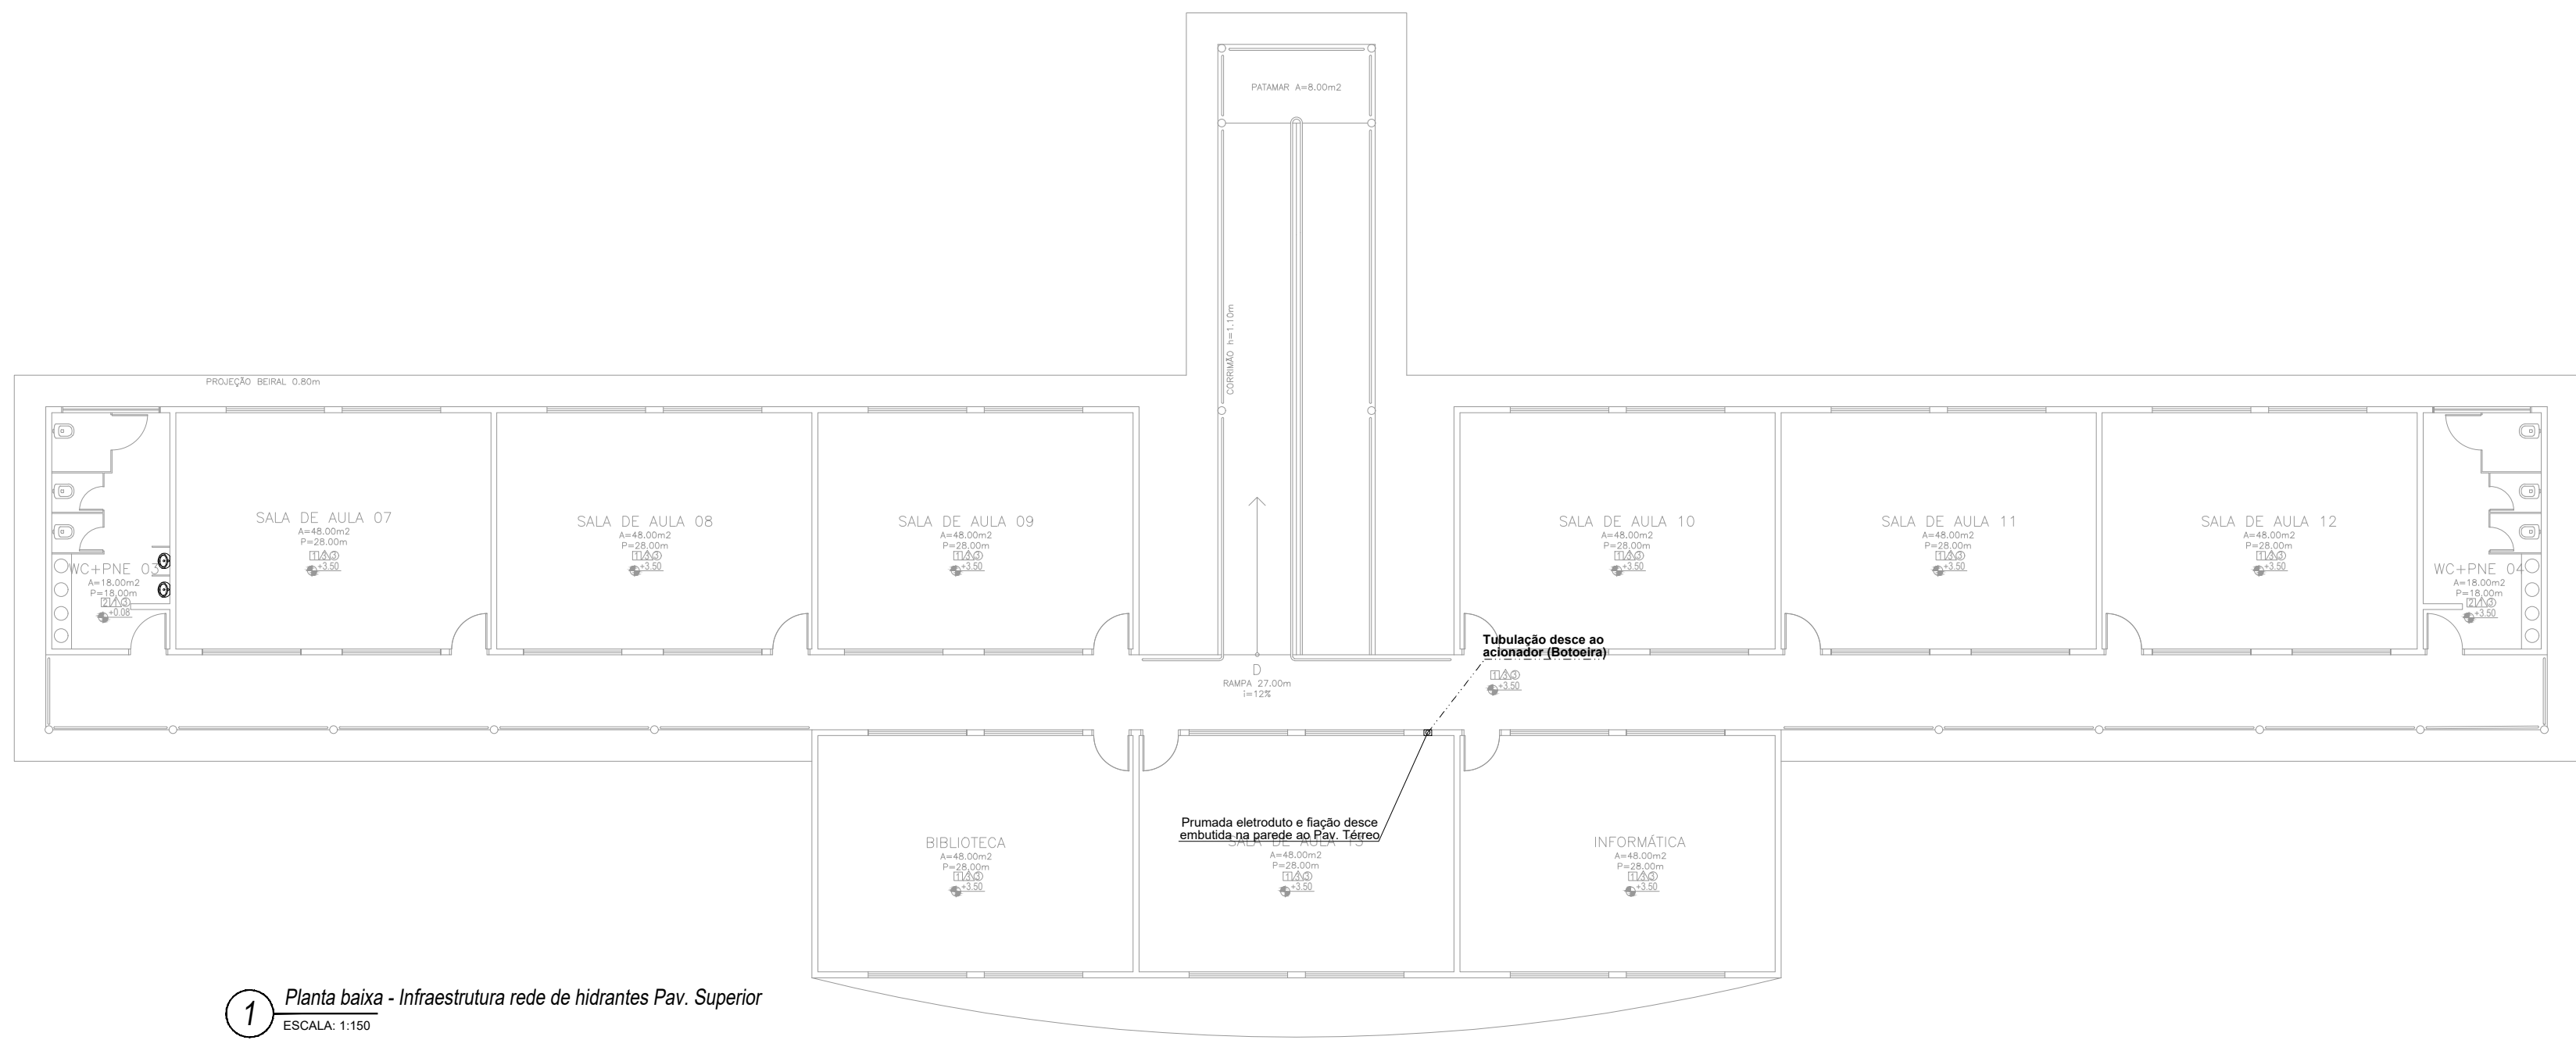

1 Planta baixa - Infraestrutura rede de hidrantes Pav. Superior
ESCALA: 1:150

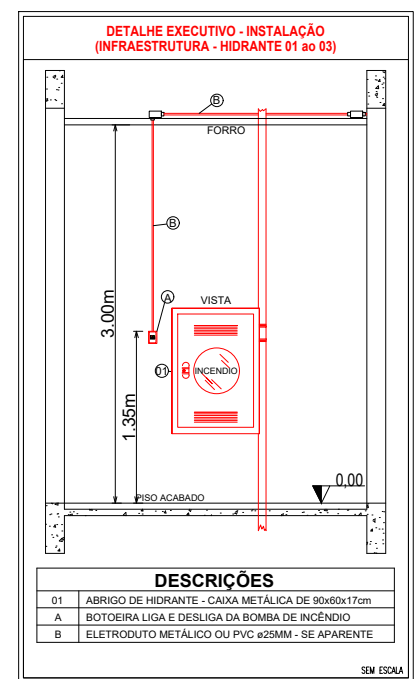

LEGENDA - Símbolos gráficos para projeto	QTD.
— ELETRODUTO RÍGIDO VERMELHO, PVC DN 25MM - (TETO)	59,23m
— ELETRODUTO RÍGIDO VERMELHO, PVC DN 25MM - (PAREDE)	18,75m
— ELETRODUTO FLEXÍVEL CORRUGADO, PVC DN 32MM - ENTERRADO	35,42m
CABO DE COBRE FLEXÍVEL ISOLADO 2,5MM ² ANTI-CHAMA	322,00m

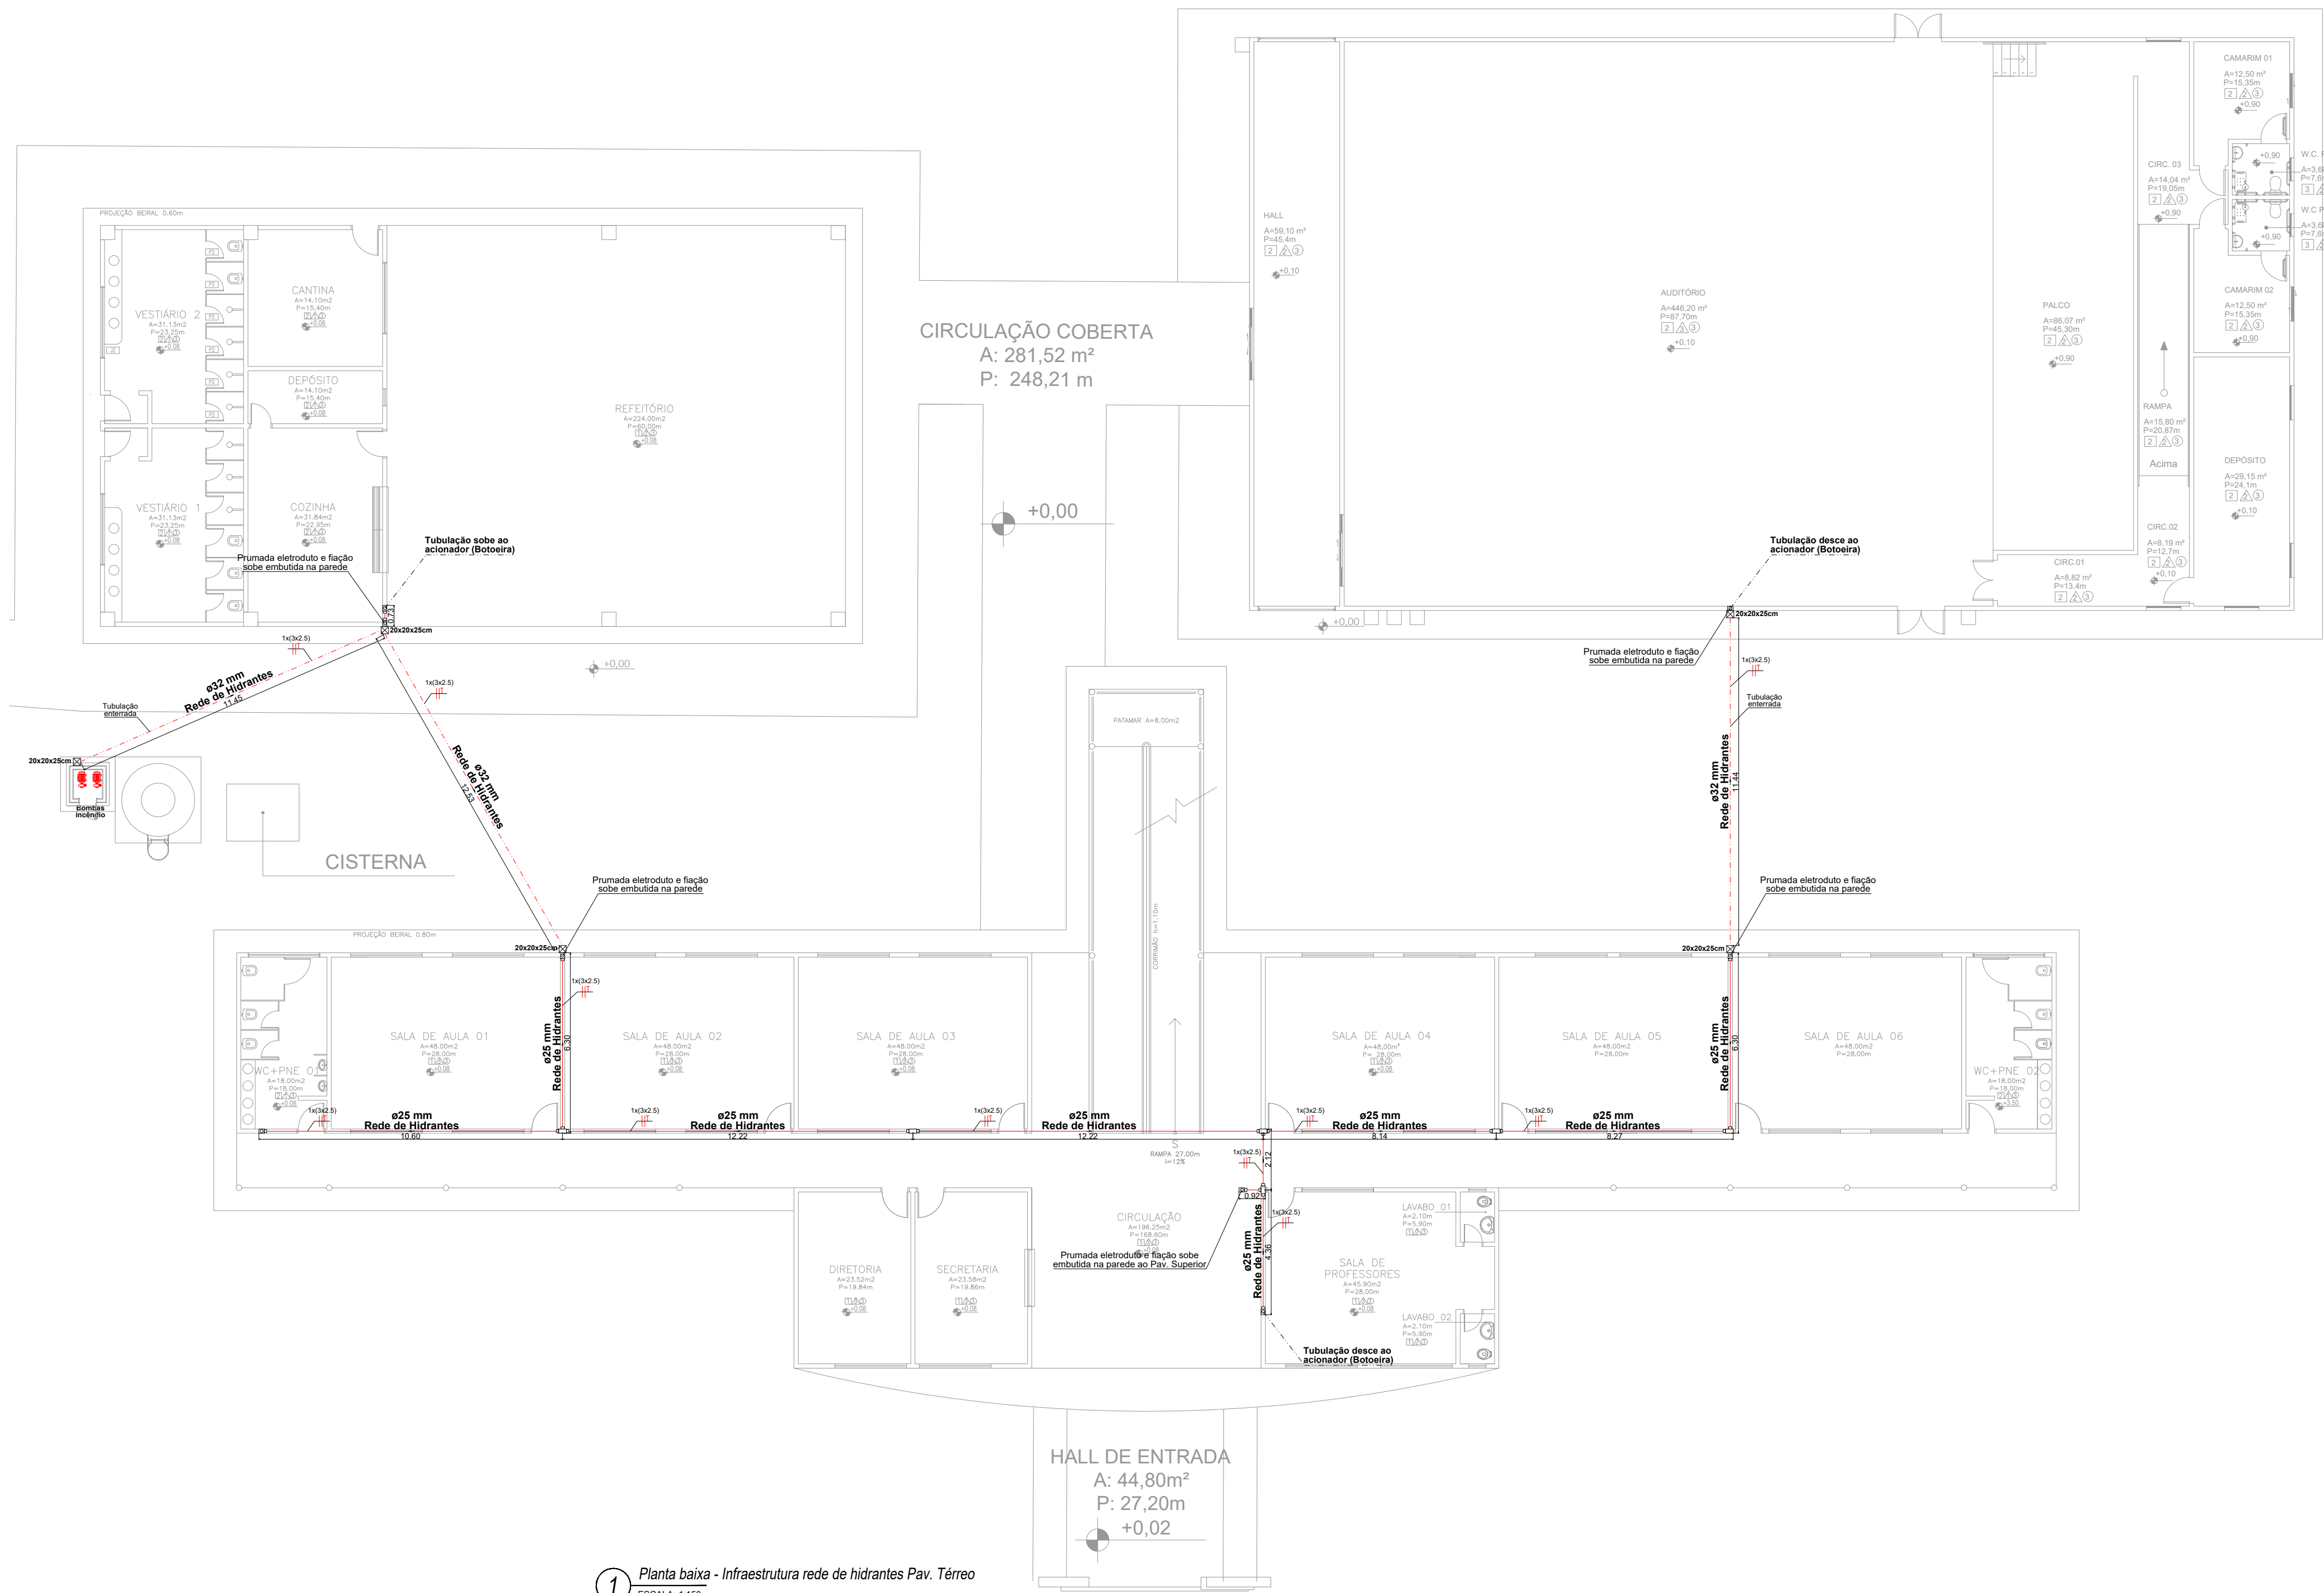

1 Planta baixa - Infraestrutura rede de hidrantes Pav. Térreo
ESCALA: 1:150

Espaço reservado para uso do CBM/MT:

PROJETO DE SEGURANÇA CONTRA INCÊNDIO E PÂNICO

(X) NOVO () ATUALIZAÇÃO DO PSCIP N°: () SUBSTITUIÇÃO DO PSCIP N°:

ASSOCIAÇÃO MATO-GROSSENSE DOS MUNICÍPIOS
COORDENAÇÃO DE PROJETOS

SITE: www.amm.org.br
E-MAIL: centraldeprojetosamm@gmail.com

ADM. NEURILAN FRAGA

TÍTULO DO DESENHO:
SAÍDAS DE EMERGÊNCIA, SINALIZAÇÃO DE EMERGÊNCIA, ILUMINAÇÃO DE EMERGÊNCIA, HIDRANTES E MANGOTINHOS, ALARME DE INCÊNDIO.

OCUPAÇÃO:
EDUCACIONAL E CULTURA FÍSICA, DIVISÃO: E-1, ESCOLA EM GERAL

RAZÃO SOCIAL:
PREFEITURA MUNICIPAL DE JANGADA

NOME FANTASIA:

ESCOLA ESTADUAL ARNALDO ESTEVÃO DE FIGUEIREDO

CNPJ:

24.772.147/0001-68

ENDEREÇO:

RUA RAMIRO VIEIRA MENDES, Nº 10, CENTRO, JANGADA-MT

RESPONSÁVEL TÉCNICO:

VIVIAN M. DRUMMOND PINHEIRO TEIXEIRA
Eng. Civil/Seg. do Trabalho
CREA: 1215067275

DATA DE ENTREGA:
24/02/2022

ESCALA:
INDICADA

REVISÃO:
1º - 00/00/0000

PRANCHA:

INC 03-D
03