
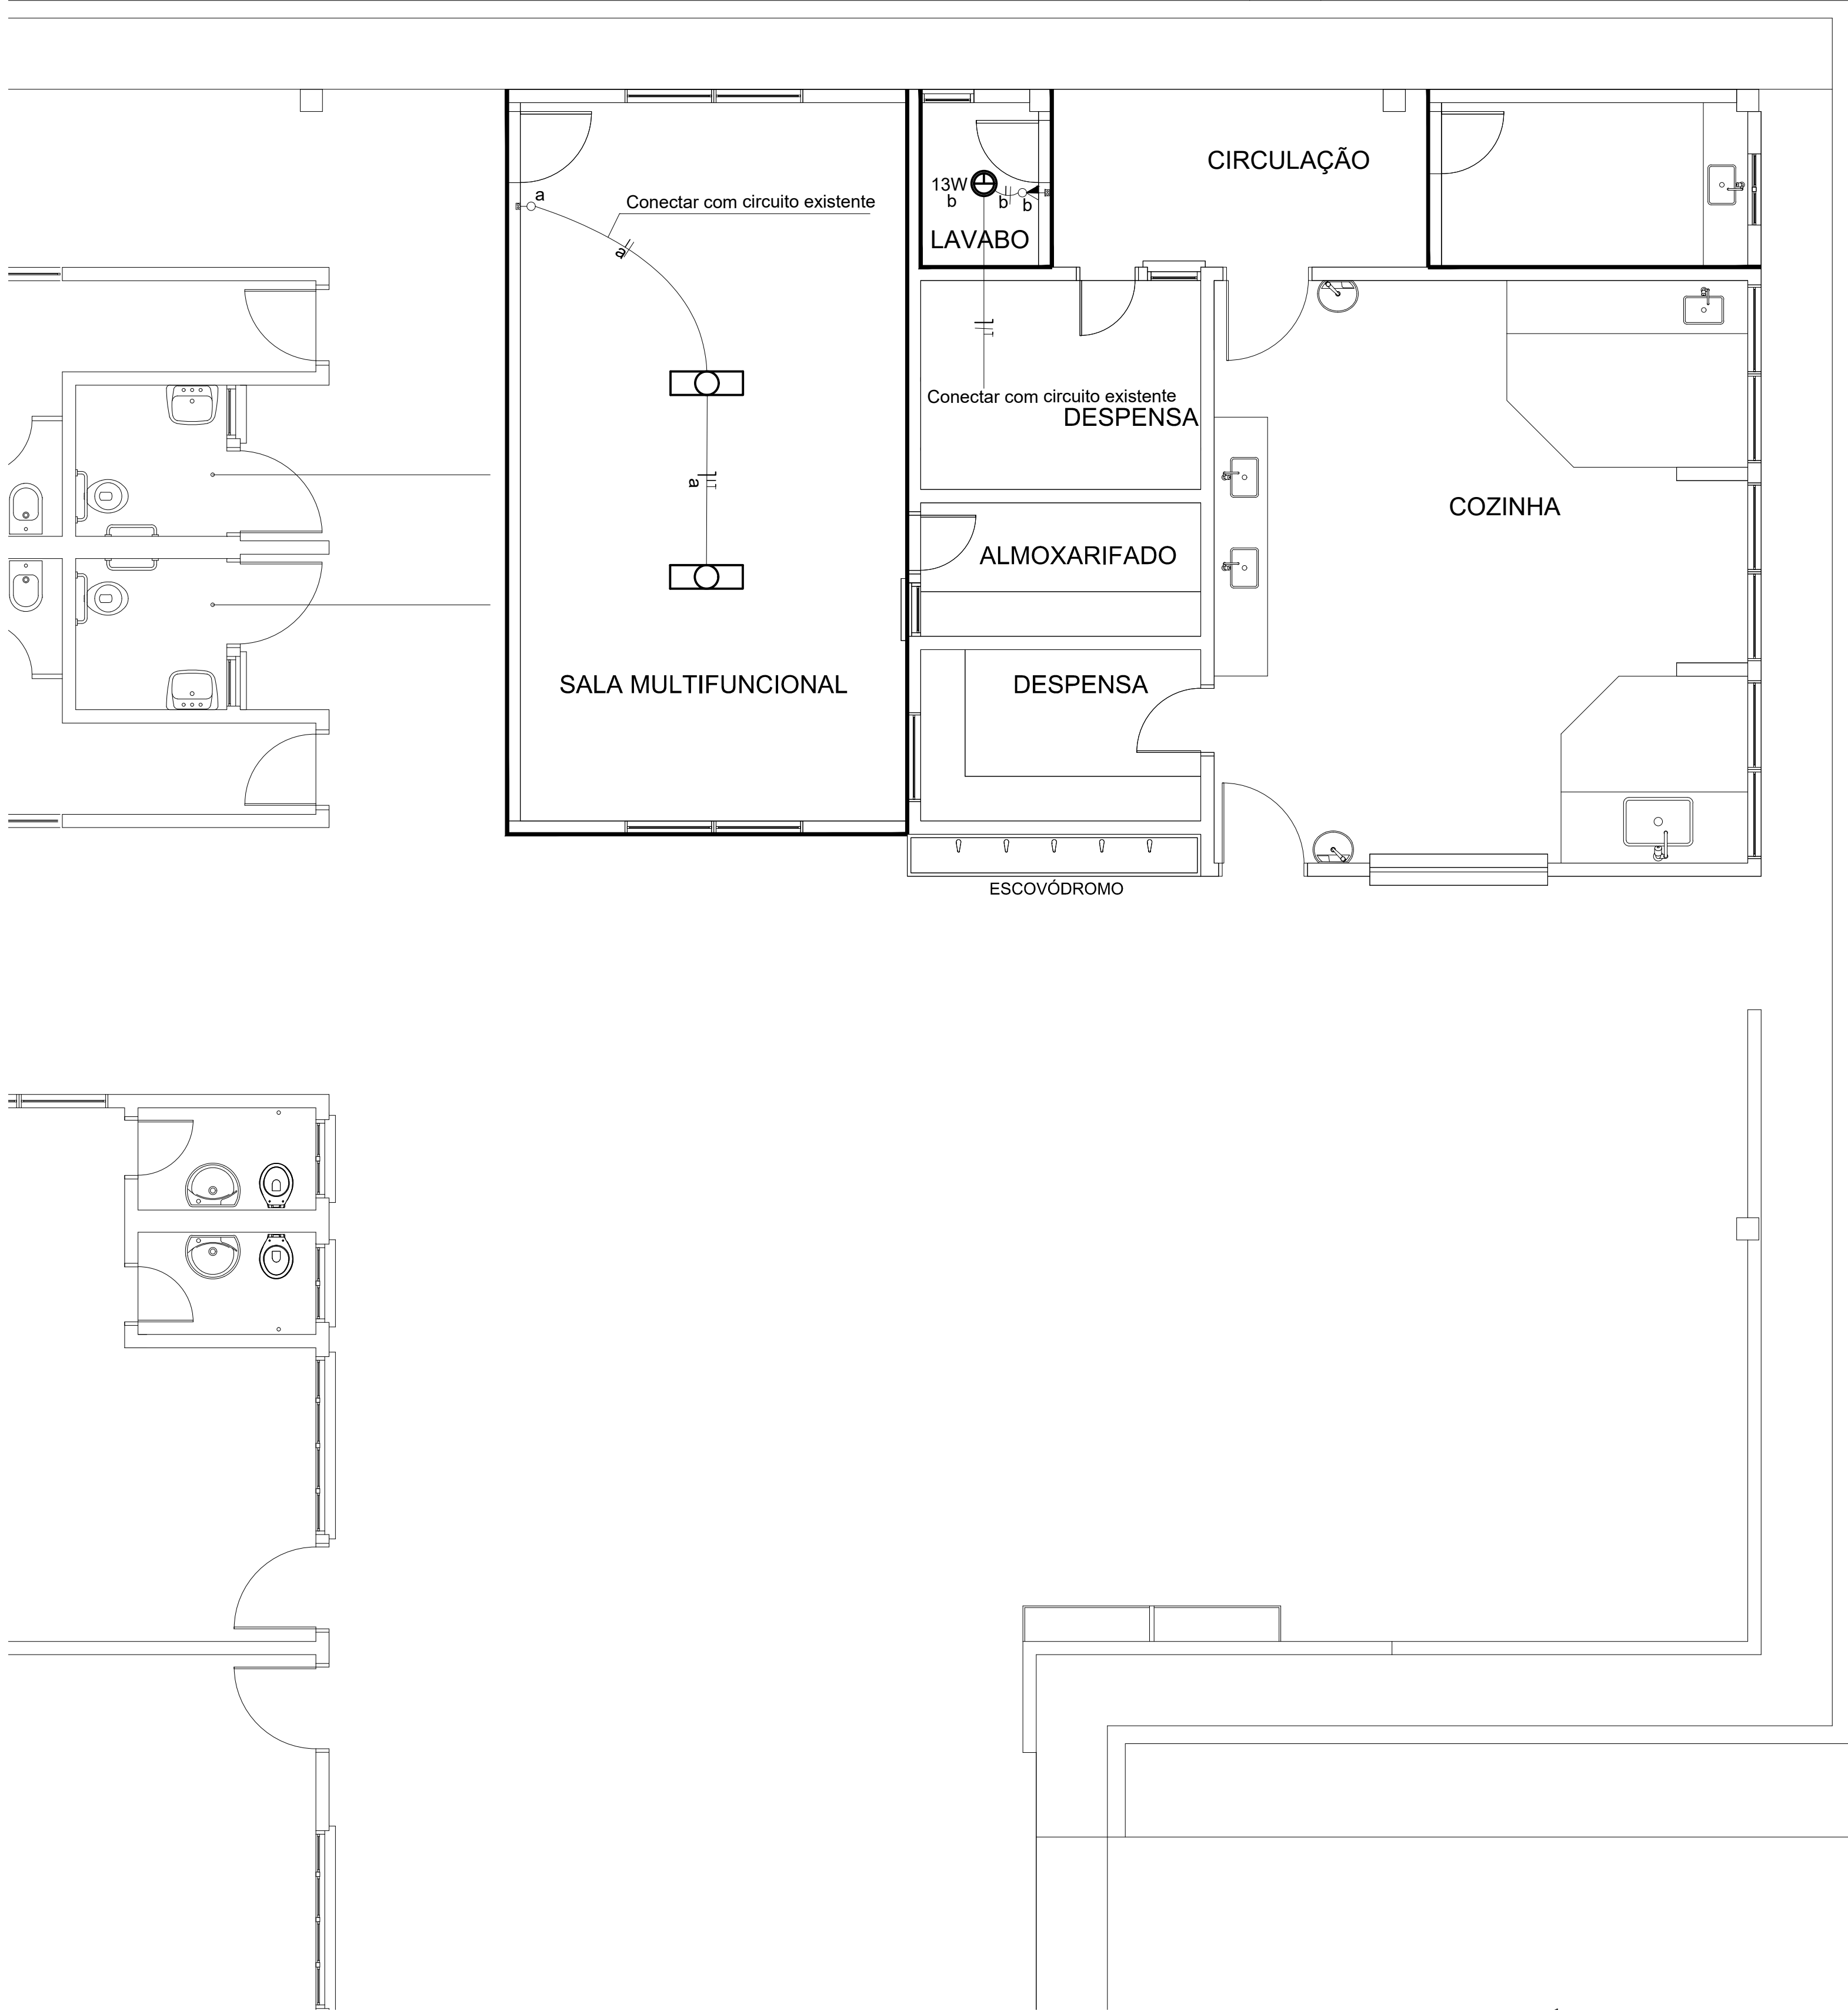


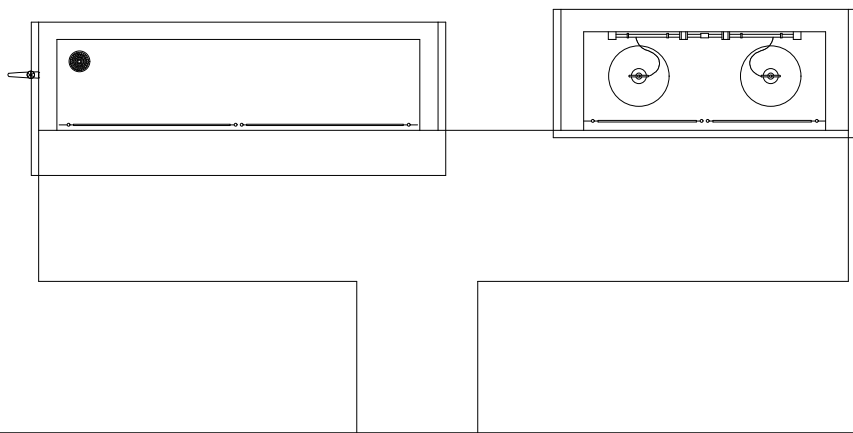

Lista de materiais		
Elétrica		
Acessórios p/ eletrodutos		
Caixa PVC 4x2"	2	pç
Média		
Caixa PVC octogonal 3x3"	1	pç
Cabo Unipolar (cobre)		
Isol.PVC - 450/750V 2.5 mm²	24	m
Dispositivo Elétrico - embutido		
Interruptor simples - 1 tecla	1	pç
Interruptor 1 tecla simples e tomada hexagonal (NBR14136)	1	pç
Eletroduto PVC flexível		
Eletroduto leve 3/4"	10	m
Luminária e acessórios		
Luminária Led 13W	1	pç

Legenda de condutos	
Elétrica	
	Teto
Obs.: Toda fiação não indicada será de 2.5mm Toda tubulação não indicada será de 3/4"	

Legenda	
	Interruptor simples 1 tecla - 1,10m do piso
	Interruptor simples e Tomada hexagonal a 1,10m do piso
	Lâmpada Led 13W
	Luminária existente

INSTALAÇÕES ELÉTRICAS
PLANTA BAIXA
ESCALA 1/50

CARIMBO

SUOB
Fls: ____
Rub: ____

R00	FEVEREIRO/2022	EMIÇÃO INICIAL
REVISÃO	DATA	DESCRIÇÃO

PROJETO ELÉTRICO

OBRA:

EDUCACIONAL
REFORMA E AMPLIAÇÃO E. E. ARLINDO DE SOUZA BRUNO

PROPRIETÁRIO:

PREFEITURA MUNICIPAL DE JANGADA

CPF/ CNPJ:

24.772.147/0001-68

JANGADA - MT

ENDEREÇO:

RUA 11, ESQUINA COM AVENIDA 01, QUADRA 09, LOTEAMENTO JARDIM ALTO DA JANGADA

AUTOR DO PROJETO:

ENGº LUIS FELIPE CARVALHO B. LIMA

CREA/ CAU:

ENG. CIVIL - 121.523.583-6

RESP. P/ EXECUÇÃO:

CREA/ CAU:

ESCALA:

INDICADA

ASSUNTO:

INSTALAÇÕES ELÉTRICAS - BLOCO
*PLANTA BAIXA

FOLHA Nº:

ELET
01/01

NOME DO ARQUIVO DIGITAL:

INSTALAÇÕES ELÉTRICAS - BLOCO.dwg

012345

cm

Formato: A1 (841x594mm)